



DIAGRAMA UNIFILAR DO CM-05

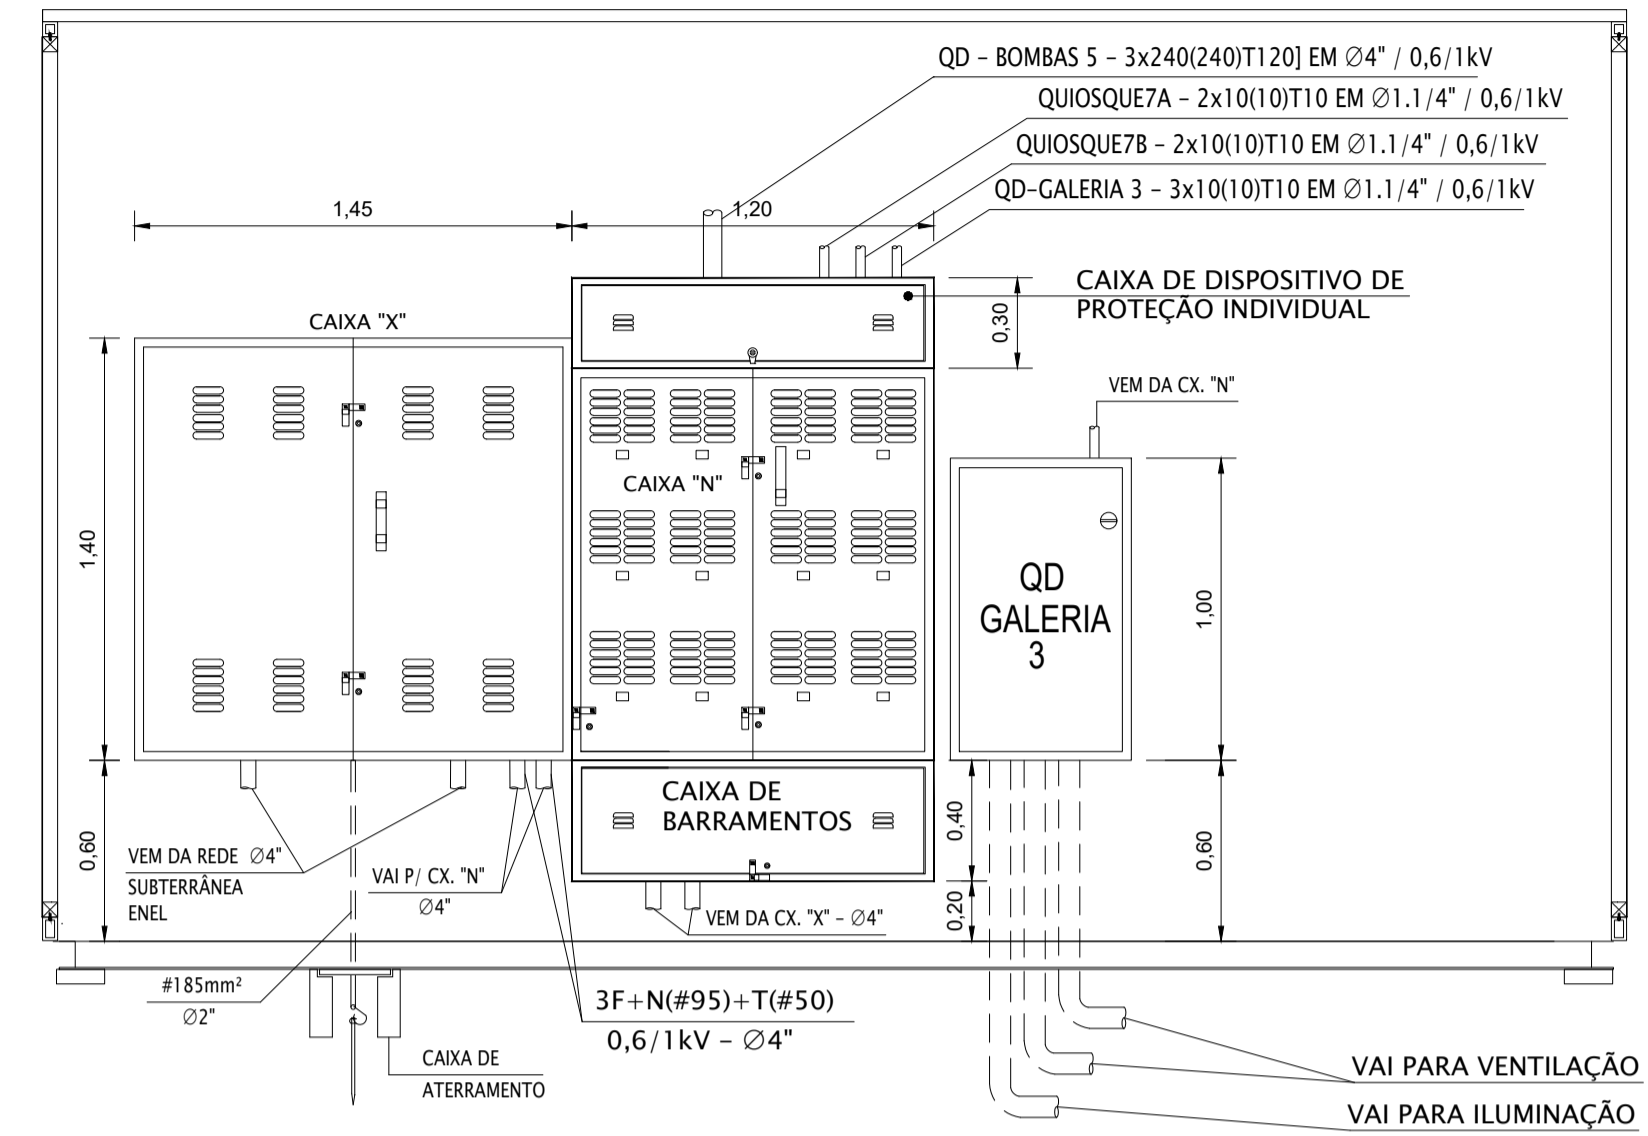

ELEVAÇÃO PAREDE TÉCNICA ELÉTRICA
QUIOSQUE 7
MEDIDAS EM CENTIMETROS
ESCALA 1:25

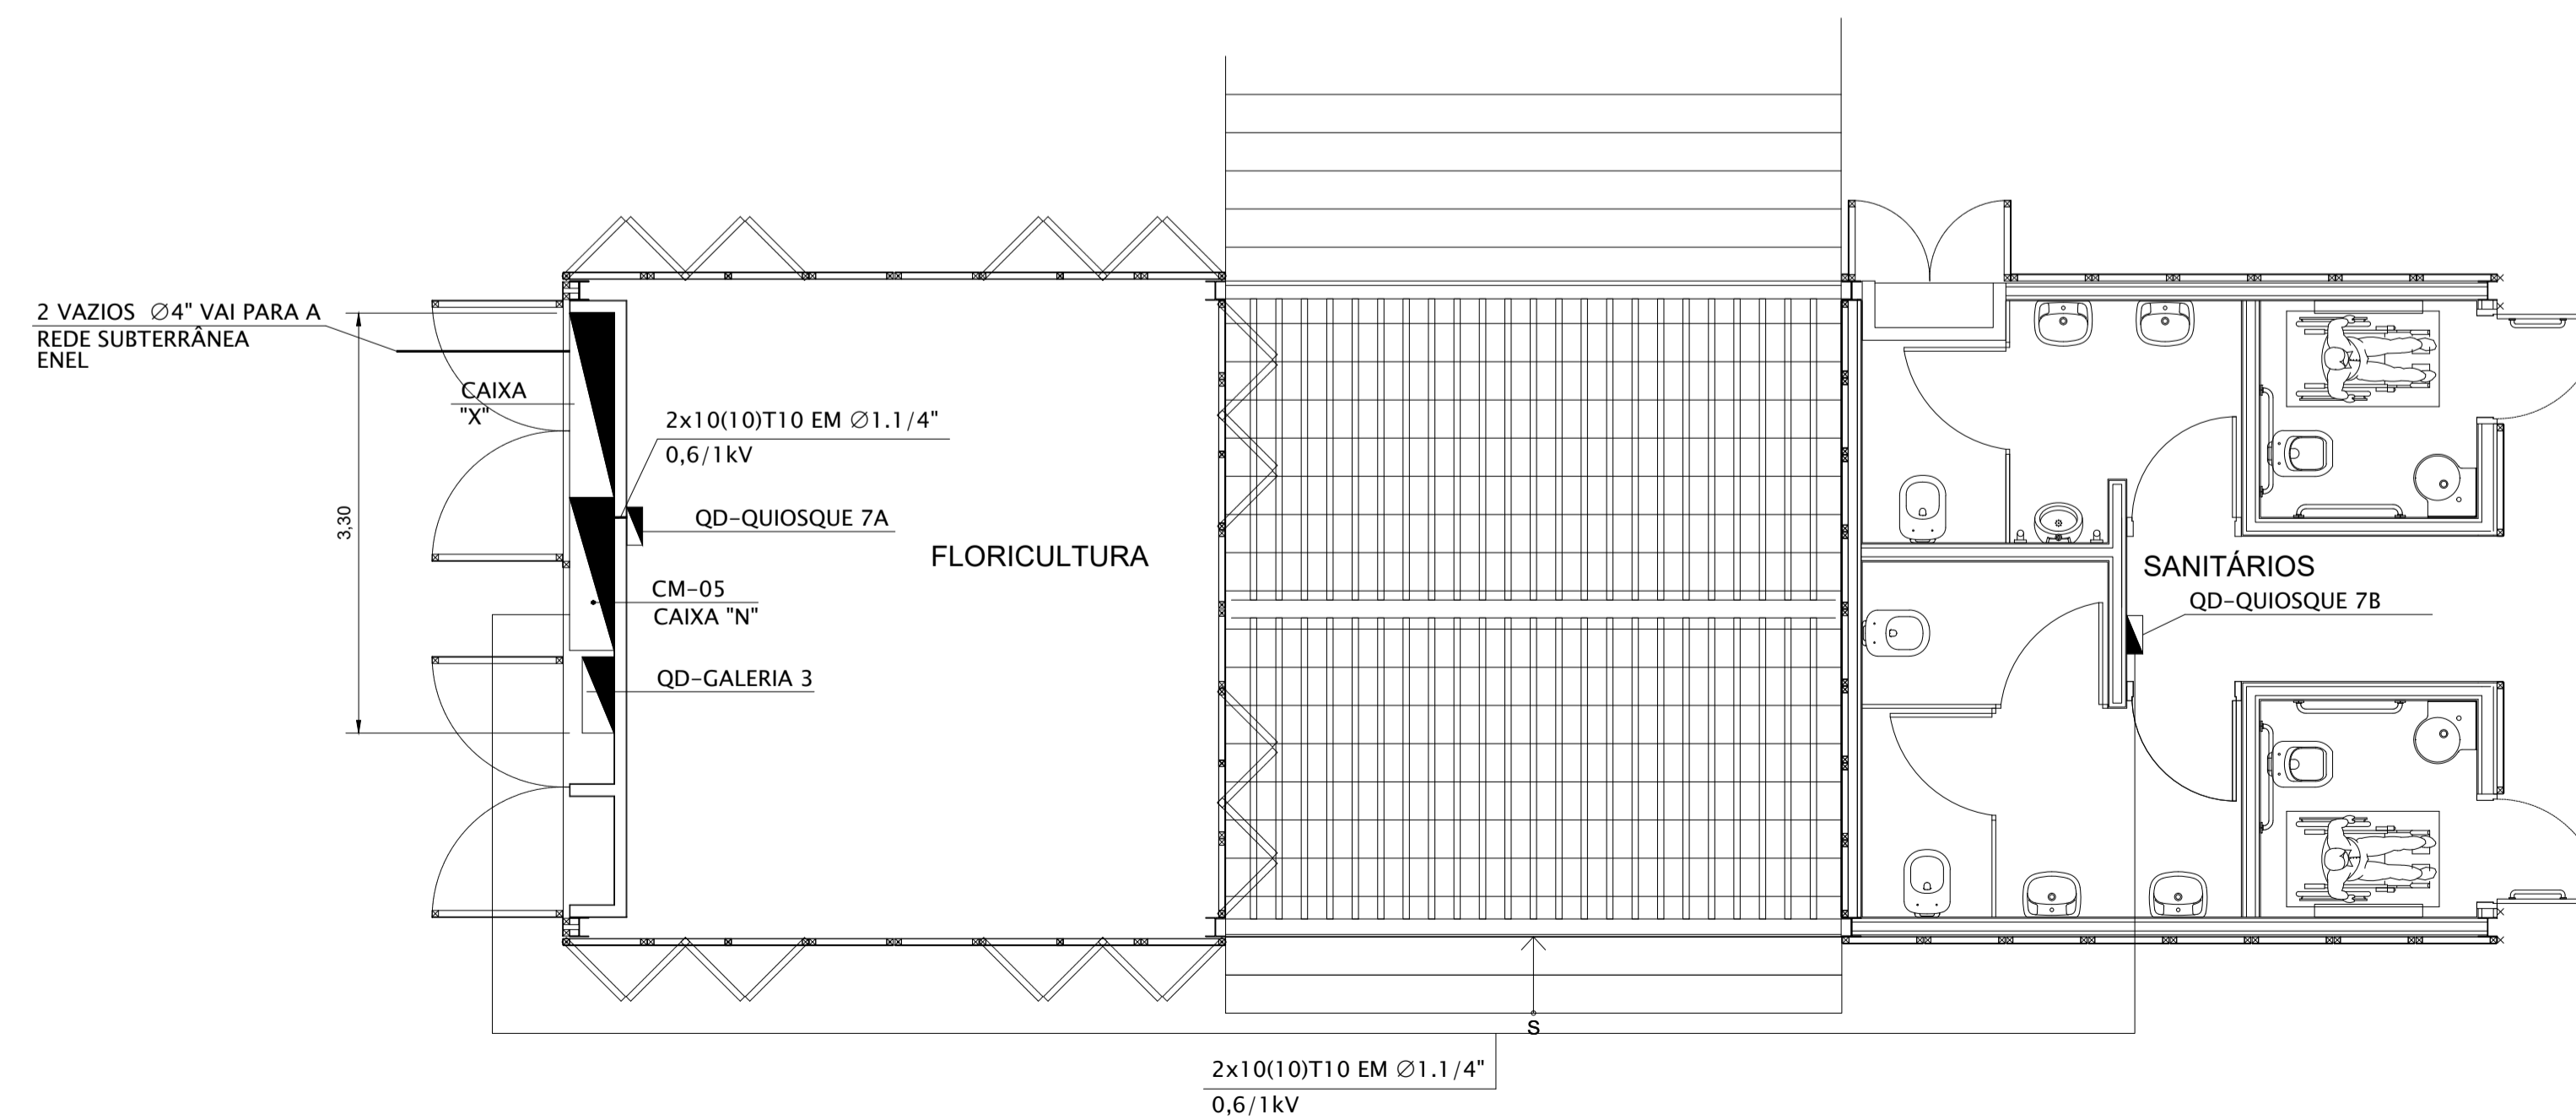

PLANTA QUIOSQUE 7
MEDIDAS EM CENTIMETROS
ESCALA 1:100

NOTAS:

- TODAS AS PARTES METÁLICAS NÃO CONDUTORAS DEVERÃO SER DEVIDAMENTE ATERRADAS.

D	WELLINGTON	02/03/2020	REVISÃO	VISTO PROJETA	DATA	VISTO SP-URBANISMO	DATA

DESENHOS DE REFERÊNCIA

DOCUMENTOS EXTERNOS DE REFERÊNCIA

DESENHO Nº
R|U|A|N|0|2|5|E|0|1|0|D

SUBSTITUÍDO POR Nº
SUBSTITUI Nº
OBRA

REQUALIFICAÇÃO E REURBANIZAÇÃO DO VALE DO ANHANGABAÚ E ENTORNO

TÍTULO
PROJETO EXECUTIVO
INSTALAÇÕES ELÉTRICAS
DIAGRAMA UNIFILAR E PLANTA
CENTRO DE MEDIÇÃO - 05

ESCALA INDICADO NO DESENHO



DESENHO Nº

RESPONSÁVEL TÉCNICO
CARLOS FECURI

PROJETO	WILSON DIAS ROCHA	02/03/2020
DESENHO	WILSON DIAS ROCHA	02/03/2020
VERIFICAÇÃO	CAIO NERI	02/03/2020
APROVAÇÃO	CARLOS FECURI	02/03/2020
LIBERAÇÃO	CARLOS FECURI	02/03/2020



ESTE DESENHO É PROPRIEDADE DA SP OBRAS, NÃO PODENDO SER REPRODUZIDO E/OU REVELADO NO TODO OU EM PARTE SEM SUA AUTORIZAÇÃO.

APROVAÇÃO FINAL	
VERIFICAÇÃO	
APROVAÇÃO	
LIBERAÇÃO	