



DIAGRAMA UNIFILAR DO CM-08

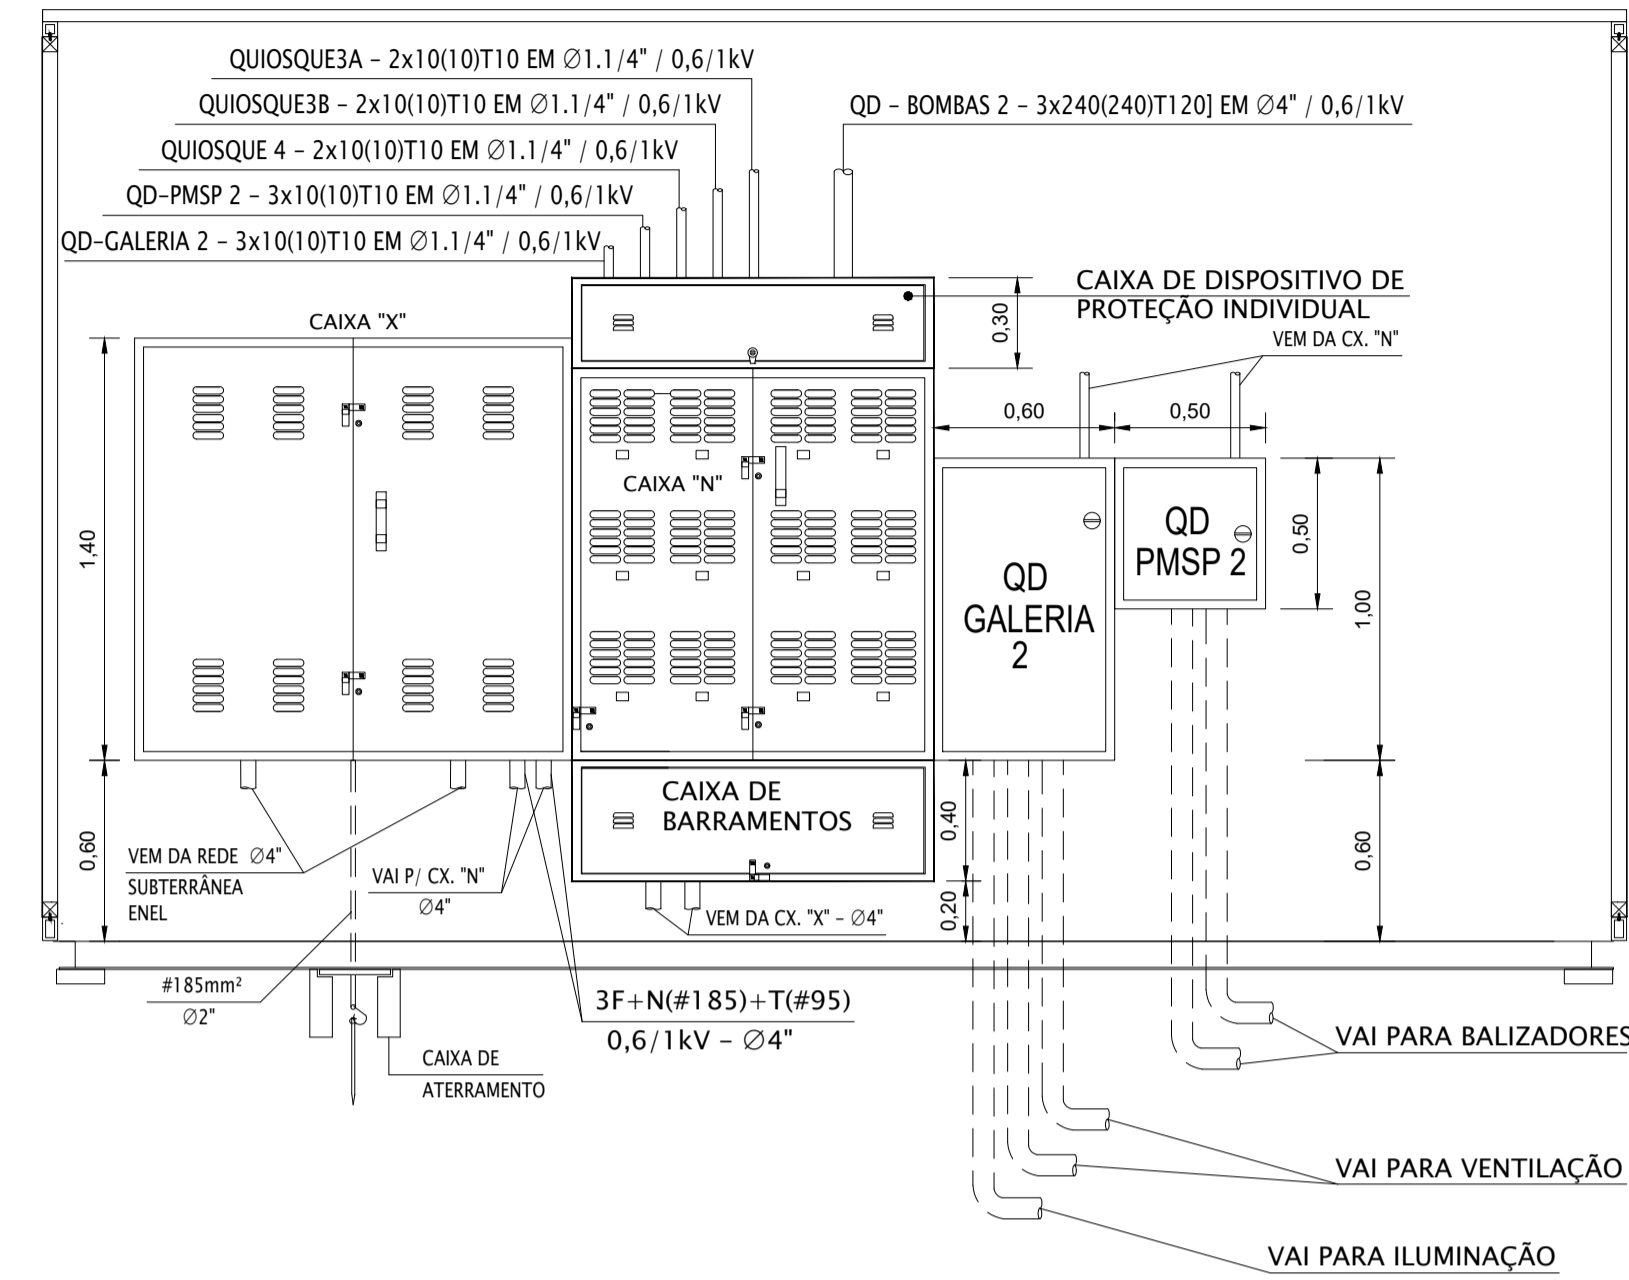

ELEVAÇÃO PAREDE TÉCNICA ELÉTRICA
 QUIOSQUE 3
 MEDIDAS EM CENTÍMETROS
 ESCALA 1:25

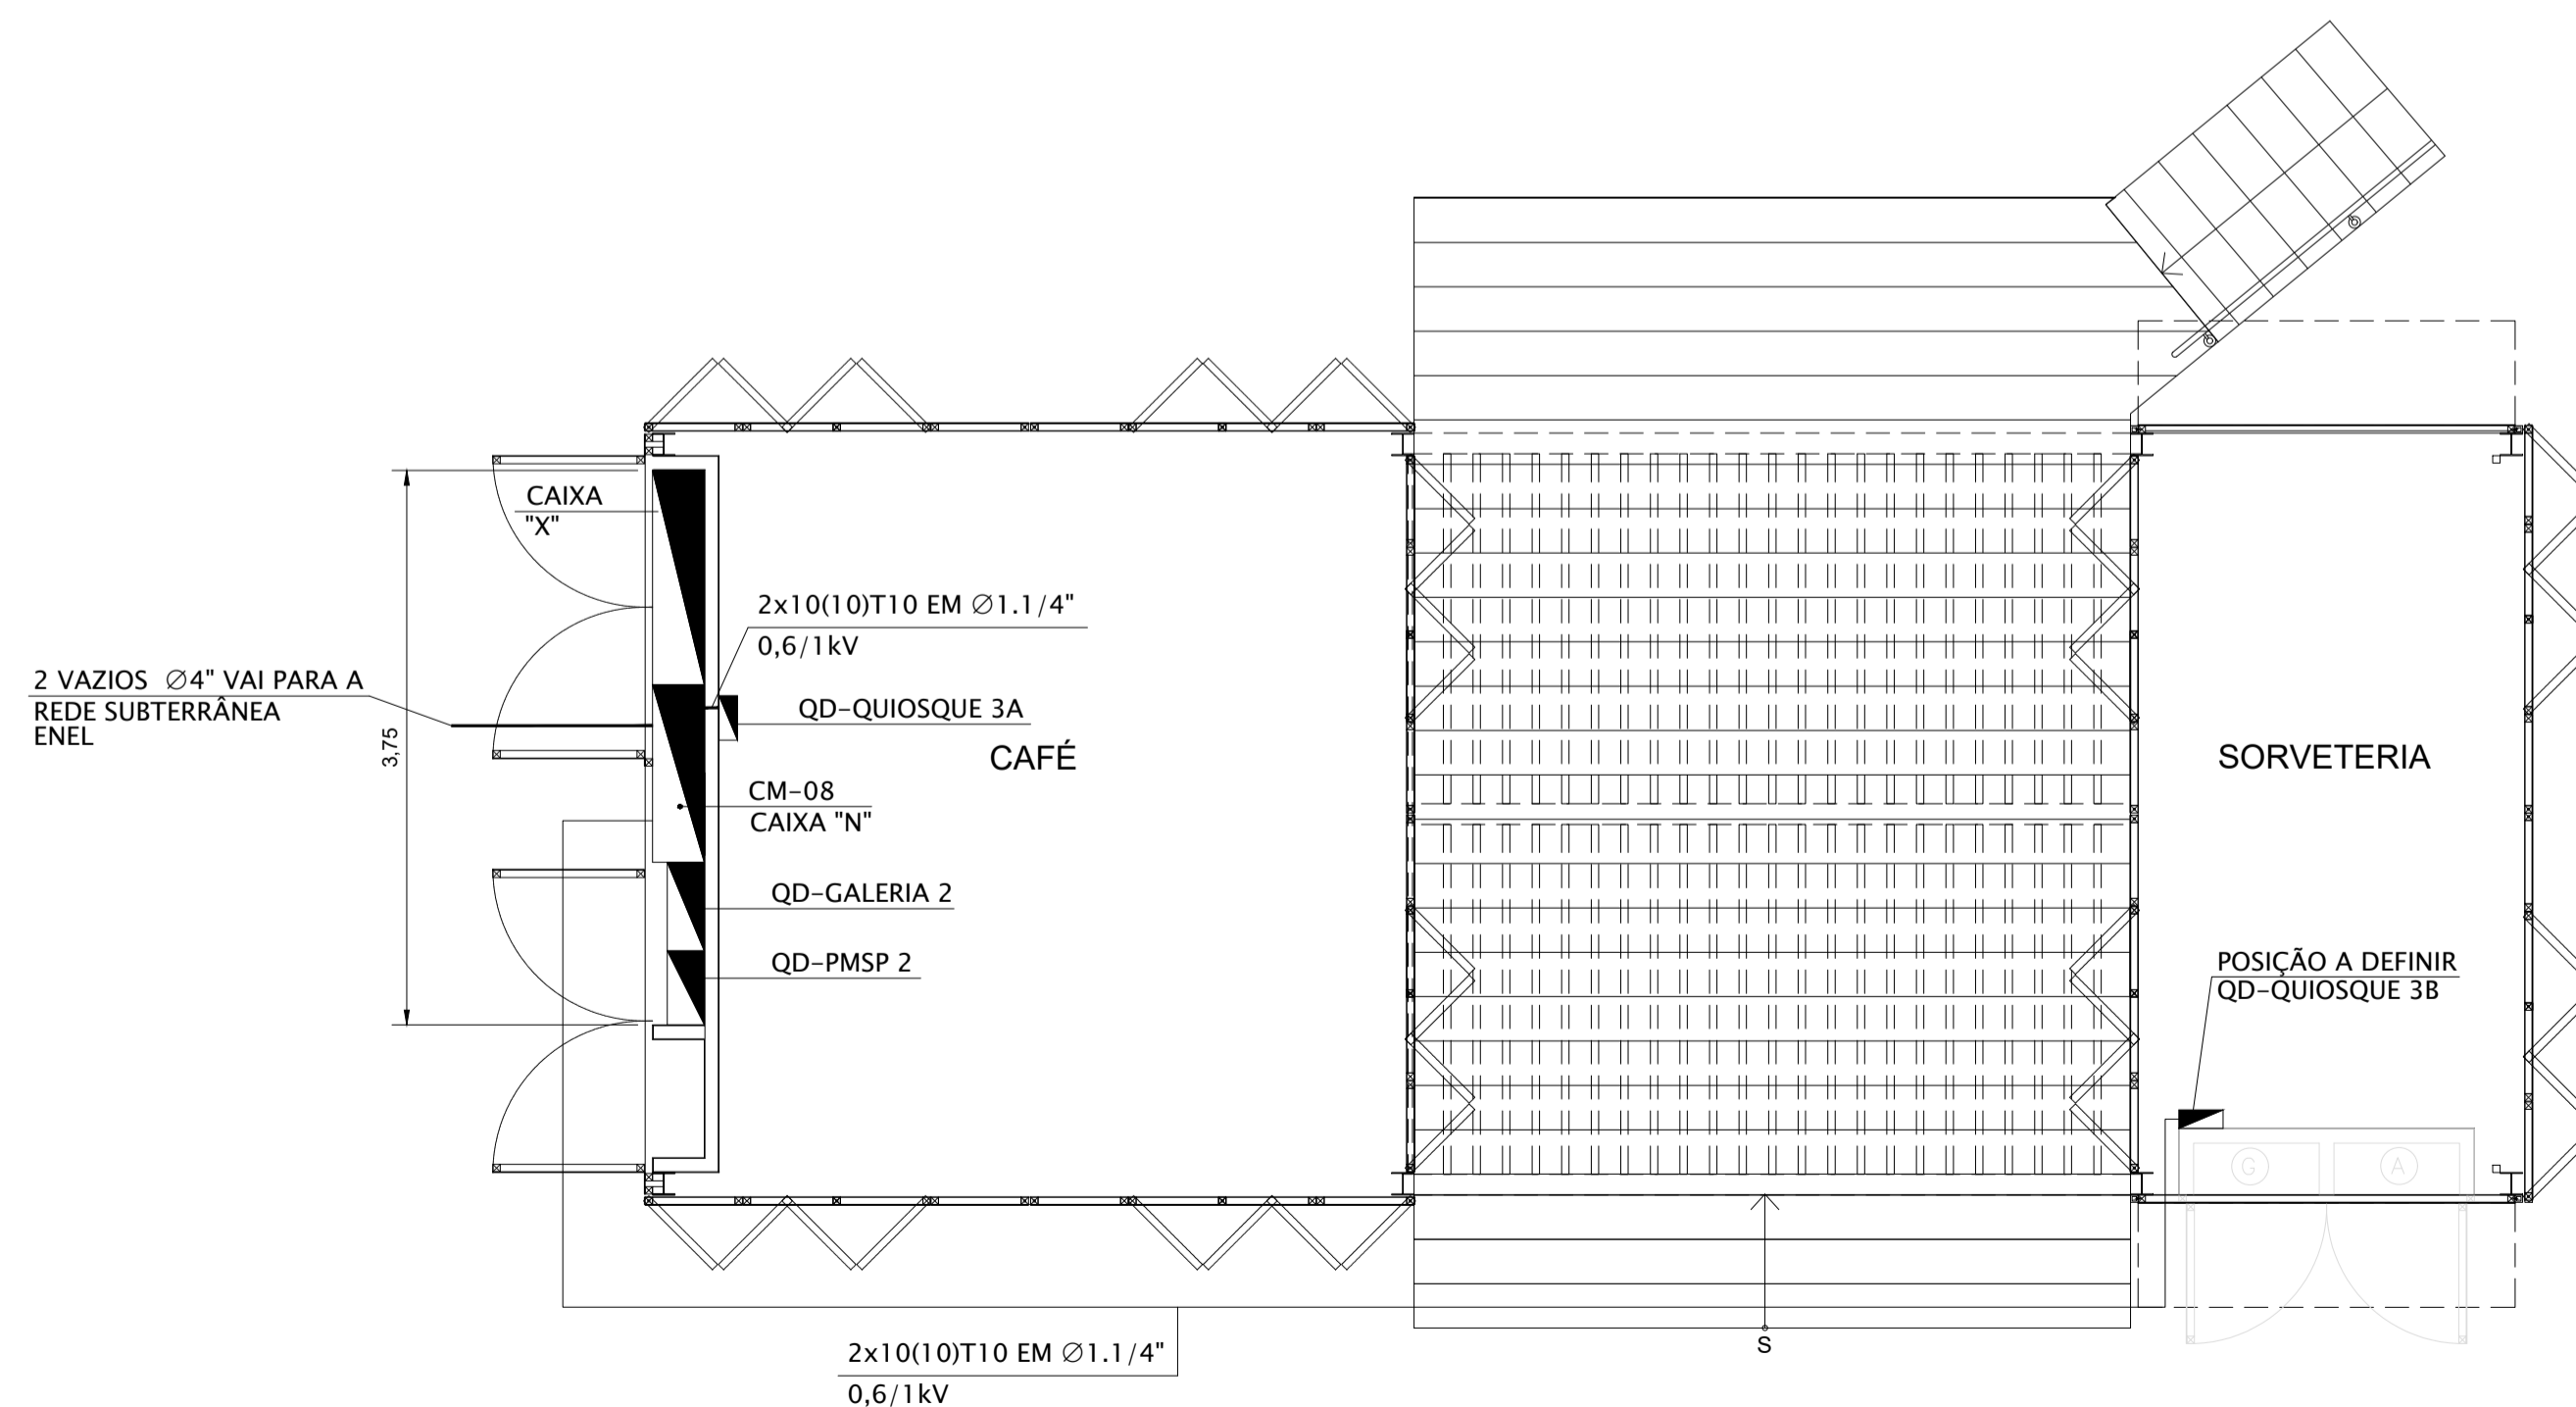

PLANTA QUIOSQUE 3
 MEDIDAS EM CENTÍMETROS
 ESCALA 1:50

NOTAS:

- TODAS AS PARTES METÁLICAS NÃO CONDUTORAS DEVERÃO SER DEVIDAMENTE ATERRADAS.

D	WELLINGTON	02/03/2020	DATA	DATA
REVISÃO	VISTO PROJETISTA	DATA	VISTO SP-URBANISMO	DATA

DESENHOS DE REFERÊNCIA

DOCUMENTOS EXTERNOS DE REFERÊNCIA

DESENHO Nº
 R|U|A|N|0|2|5|E|0|1|6|D

SUBSTITUÍDO POR Nº
 SUBSTITUI Nº
 OBRA

REQUALIFICAÇÃO E REURBANIZAÇÃO DO VALE DO ANHANGABAÚ E ENTORNO

TÍTULO
 PROJETO EXECUTIVO
 INSTALAÇÕES ELÉTRICAS
 DIAGRAMA UNIFILAR E PLANTA
 CENTRO DE MEDIÇÃO - 08

ESCALA INDICADO NO DESENHO



CONSÓRCIO CENTRAL

DESENHO Nº
 RESPONSÁVEL TÉCNICO
 CARLOS FECURI

PROJETO	WILSON DIAS ROCHA	02/03/2020
DESENHO	WILSON DIAS ROCHA	02/03/2020
VERIFICAÇÃO	CAIO NERI	02/03/2020
APROVAÇÃO	CARLOS FECURI	02/03/2020
LIBERAÇÃO	CARLOS FECURI	02/03/2020



ESTE DESENHO É PROPRIEDADE DA SP OBRAS, NÃO PODENDO SER REPRODUZIDO E/OU REVELADO NO TODO OU EM PARTE SEM SUA AUTORIZAÇÃO.

APROVAÇÃO FINAL	
VERIFICAÇÃO	
APROVAÇÃO	
LIBERAÇÃO	