



DIAGRAMA UNIFILAR DO CM-09

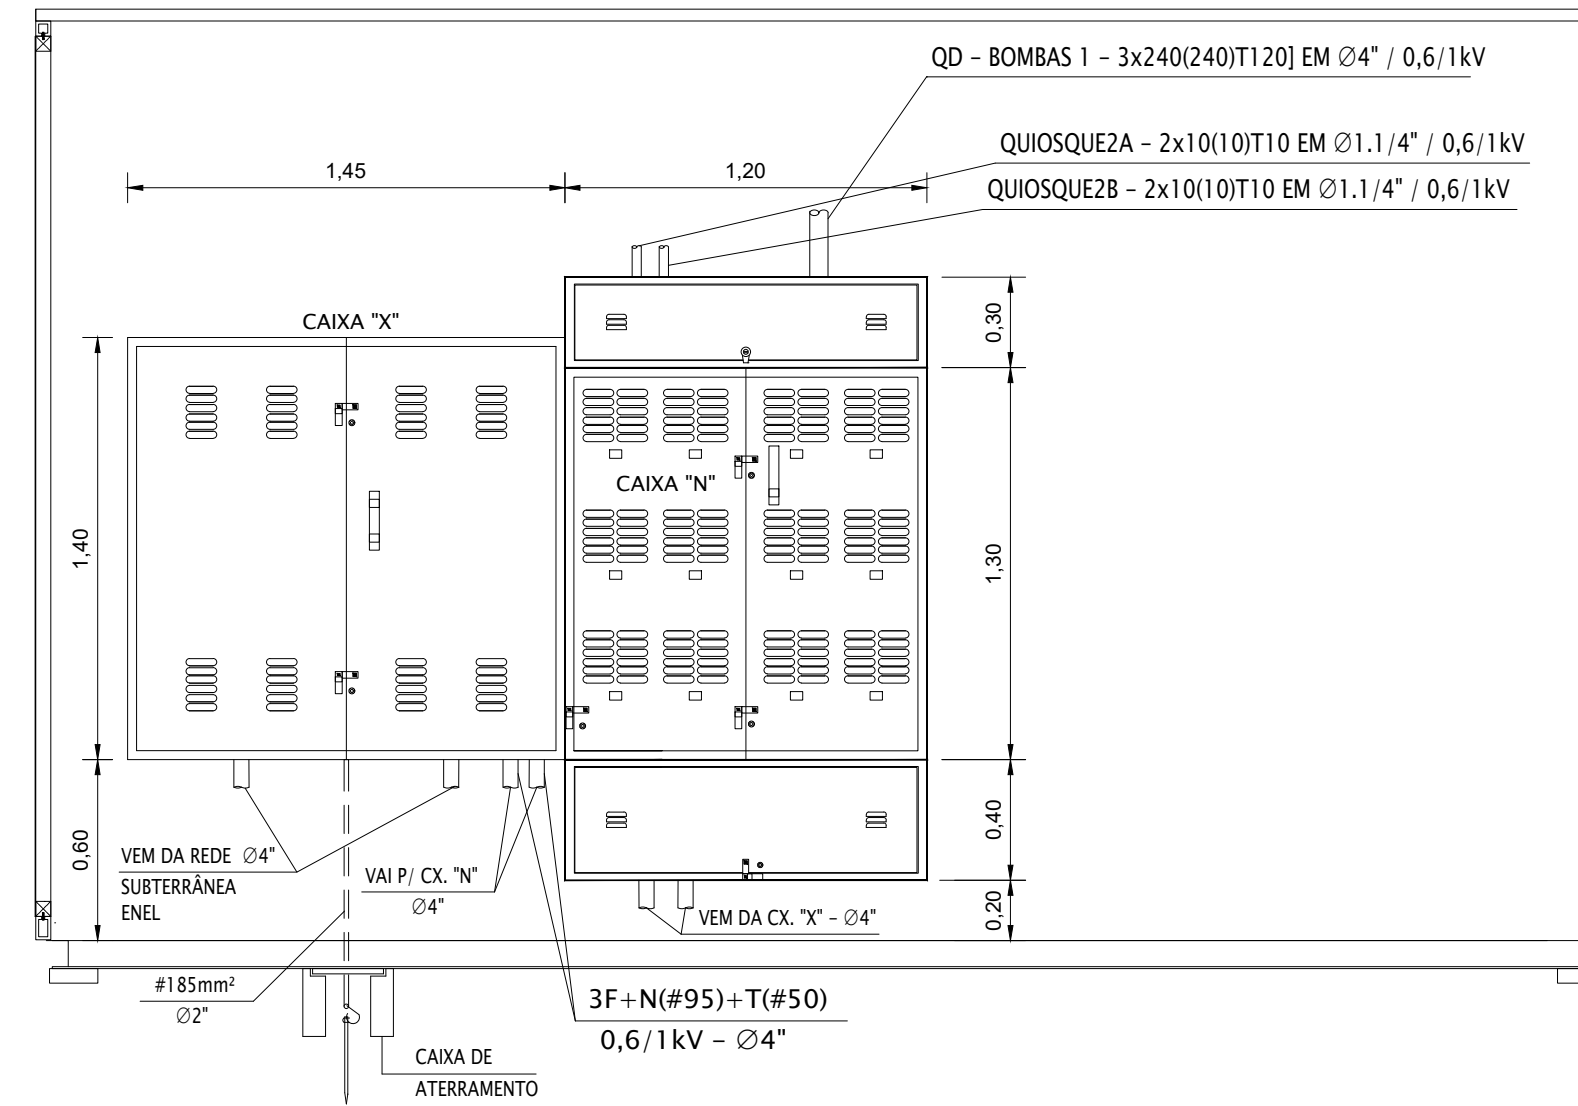

ELEVAÇÃO PAREDE TÉCNICA ELÉTRICA
QUIOSQUE 2
MEDIDAS EM CENTIMETROS
ESCALA 1:25

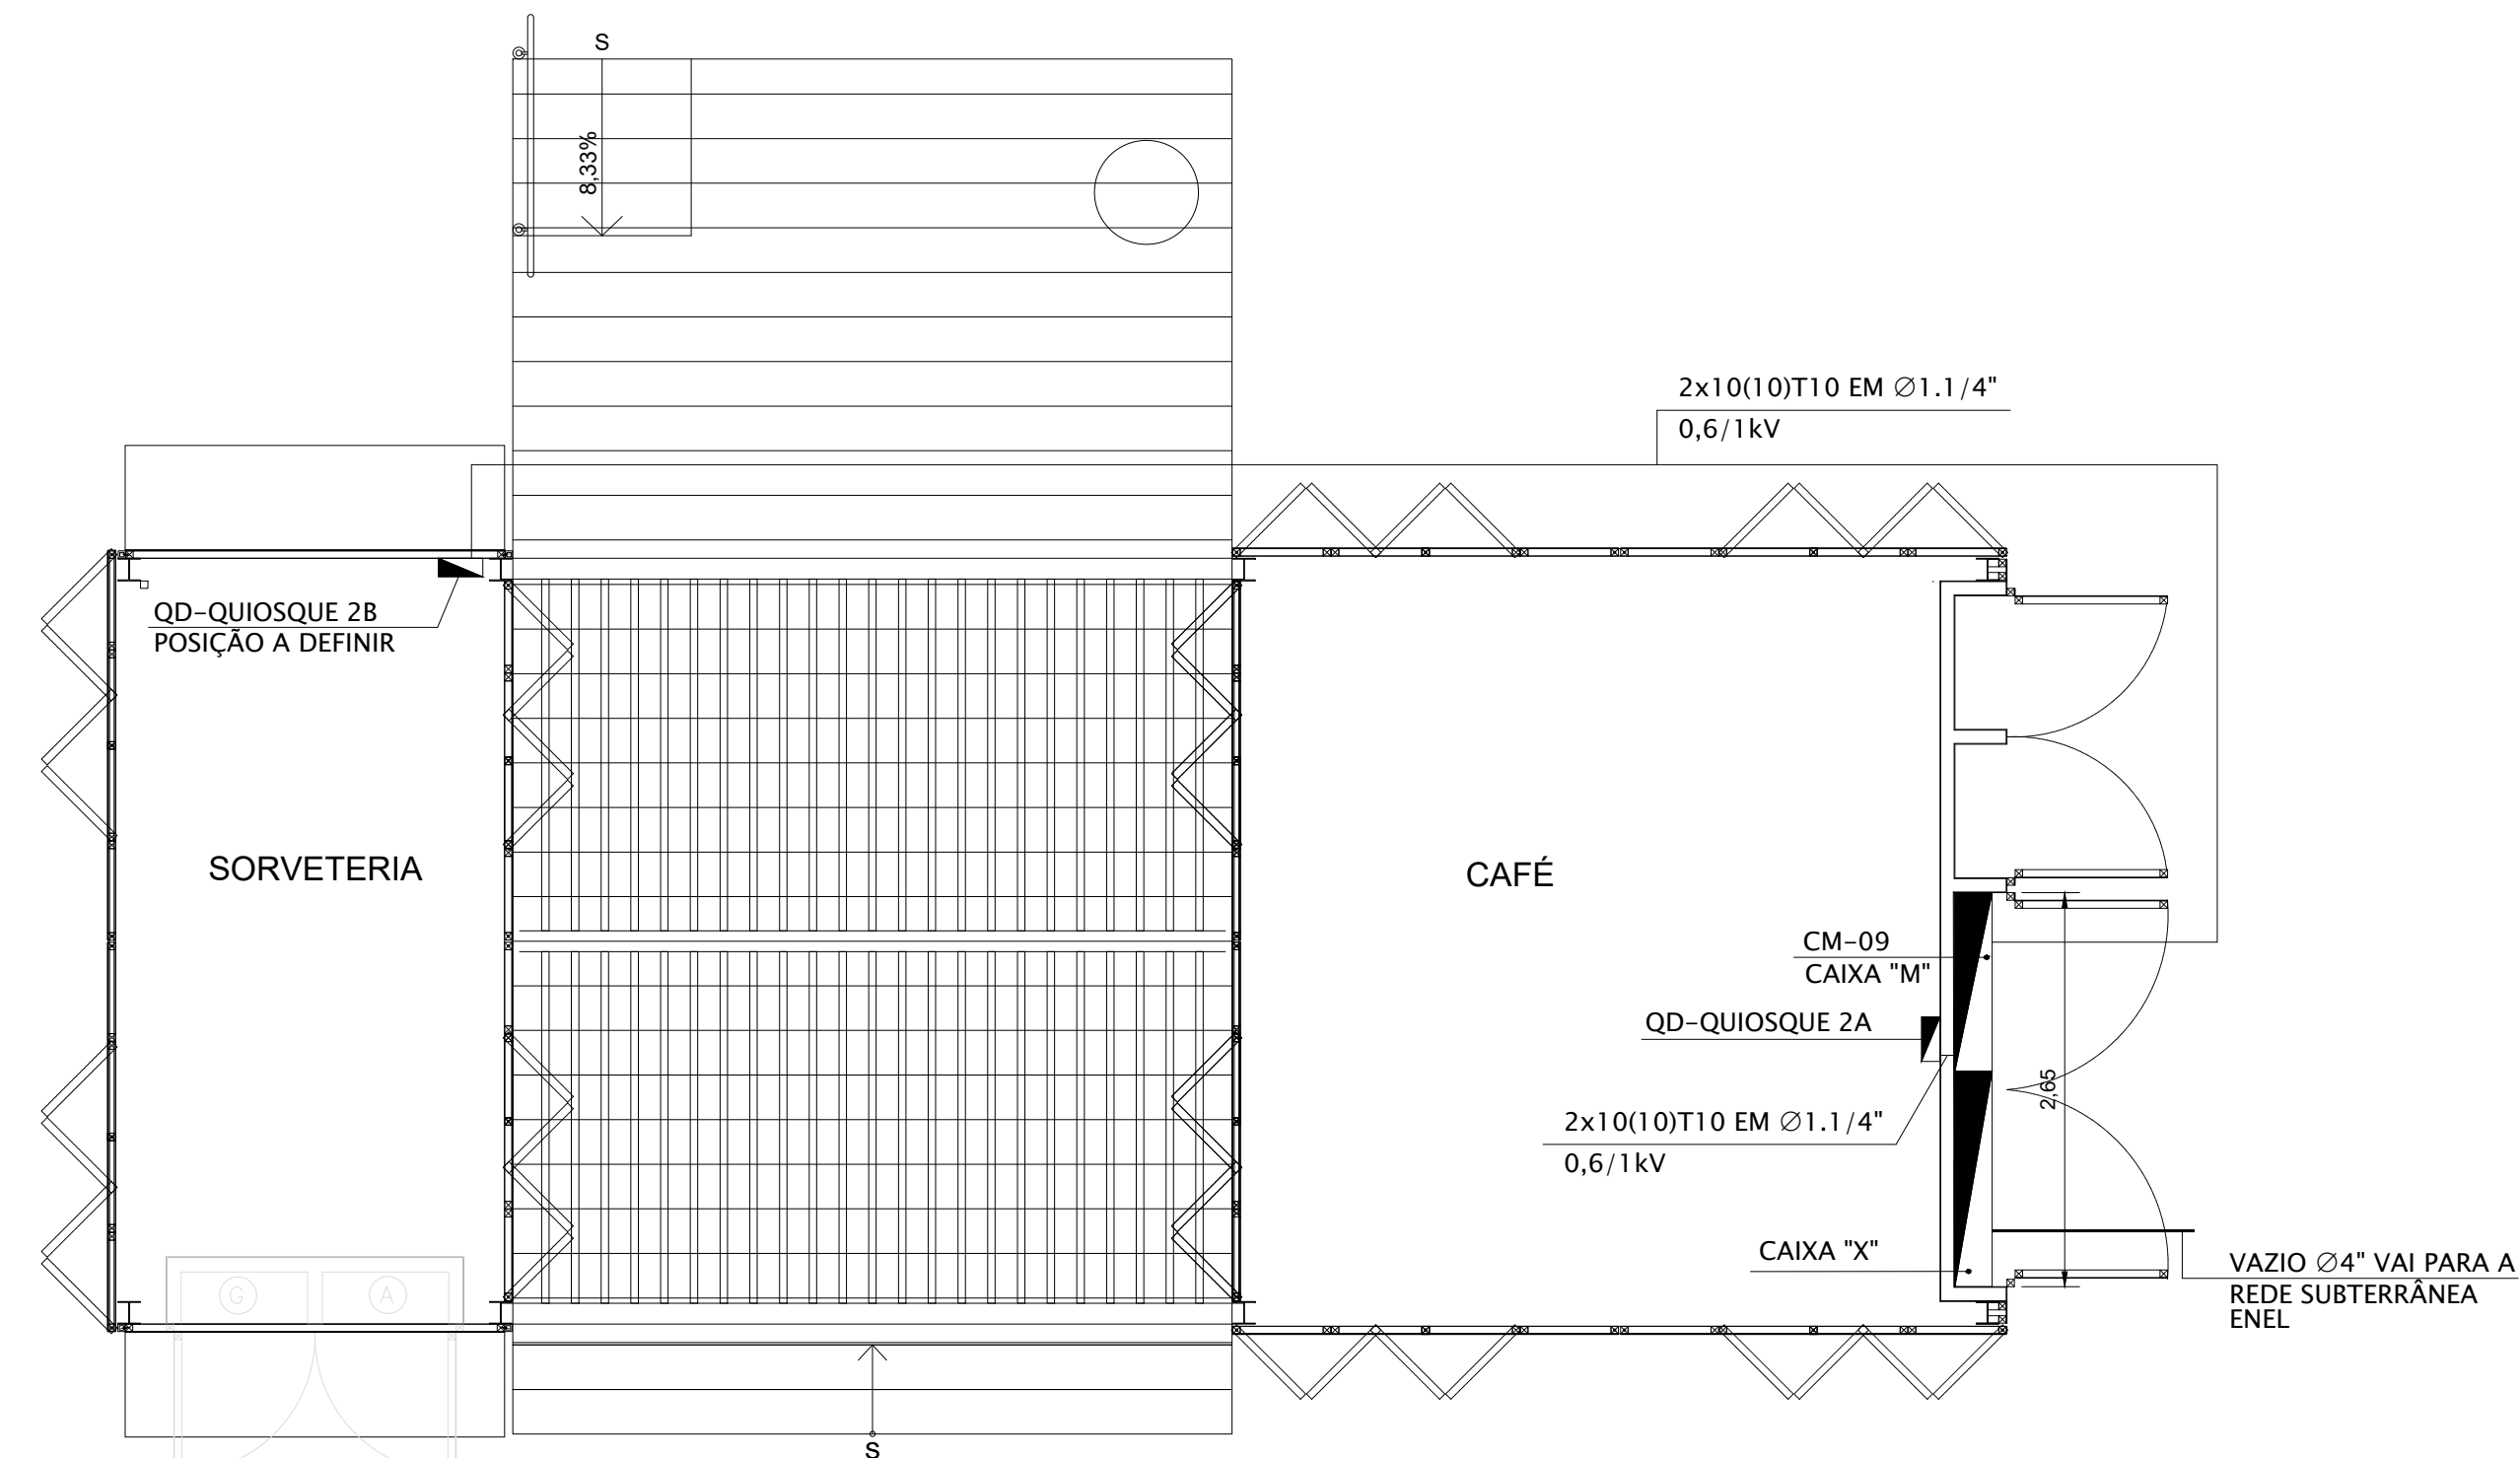

PLANTA QUIOSQUE 2
MEDIDAS EM CENTIMETROS
ESCALA 1:50

NOTAS:

- TODAS AS PARTES METÁLICAS NÃO CONDUTORAS DEVERÃO SER DEVIDAMENTE ATERRADAS.

REVISÃO	VISTO PROJETA	DATA	VISTO SP-URBANISMO	DATA
D	WELLINGTON	02/03/2020		

DESENHOS DE REFERÊNCIA

DOCUMENTOS EXTERNOS DE REFERÊNCIA

DESENHO Nº
R|U|A|N|0|2|5|E|0|1|8|D

SUBSTITUÍDO POR Nº
SUBSTITUI Nº
OBRA

REQUALIFICAÇÃO E REURBANIZAÇÃO DO VALE DO ANHANGABAÚ E ENTORNO

TÍTULO
PROJETO EXECUTIVO
INSTALAÇÕES ELÉTRICAS
DIAGRAMA UNIFILAR E PLANTA
CENTRO DE MEDIÇÃO - 09

ESCALA INDICADO NO DESENHO



CONSÓRCIO CENTRAL

DESENHO Nº
RESPONSÁVEL TÉCNICO
CARLOS FECURI

PROJETO	WILSON DIAS ROCHA	02/03/2020
DESENHO	WILSON DIAS ROCHA	02/03/2020
VERIFICAÇÃO	CAIO NERI	02/03/2020
APROVAÇÃO	CARLOS FECURI	02/03/2020
LIBERAÇÃO	CARLOS FECURI	02/03/2020

SP Obras
CONSTRUINDO A SÃO PAULO DO FUTURO

ESTE DESENHO É PROPRIEDADE DA SP OBRAS, NÃO PODENDO SER REPRODUZIDO E/OU REVELADO NO TODO OU EM PARTE SEM SUA AUTORIZAÇÃO.

APROVAÇÃO FINAL	
VERIFICAÇÃO	
APROVAÇÃO	
LIBERAÇÃO	