



**PROCESSO SEI 6011.2021/0002522-1
CONCORRÊNCIA Nº EC/001/2022/SGM-SEDP**

OBJETO: CONCESSÃO DOS SERVIÇOS CEMITERIAIS, ENVOLVENDO A GESTÃO, OPERAÇÃO, MANUTENÇÃO, EXPLORAÇÃO, REVITALIZAÇÃO E EXPANSÃO DOS 22 (VINTE E DOIS) CEMITÉRIOS E CREMATÓRIOS PÚBLICOS E DA PRESTAÇÃO DE SERVIÇOS FUNERÁRIOS NO MUNICÍPIO DE SÃO PAULO.

ANEXO VII – MEMORIAL DESCRITIVO DA ÁREA

SUBANEXO II – PLANTAS DOS CEMITÉRIOS e CREMATÓRIO


APÊNDICE XVI – CEMITÉRIO SÃO PEDRO






1. INTRODUÇÃO

1.1. O presente APÊNDICE DO SUBANEXO II – PLANTAS DOS CEMITÉRIOS E CREMATÓRIO é composto pelas plantas do CEMITÉRIO SÃO PEDRO.

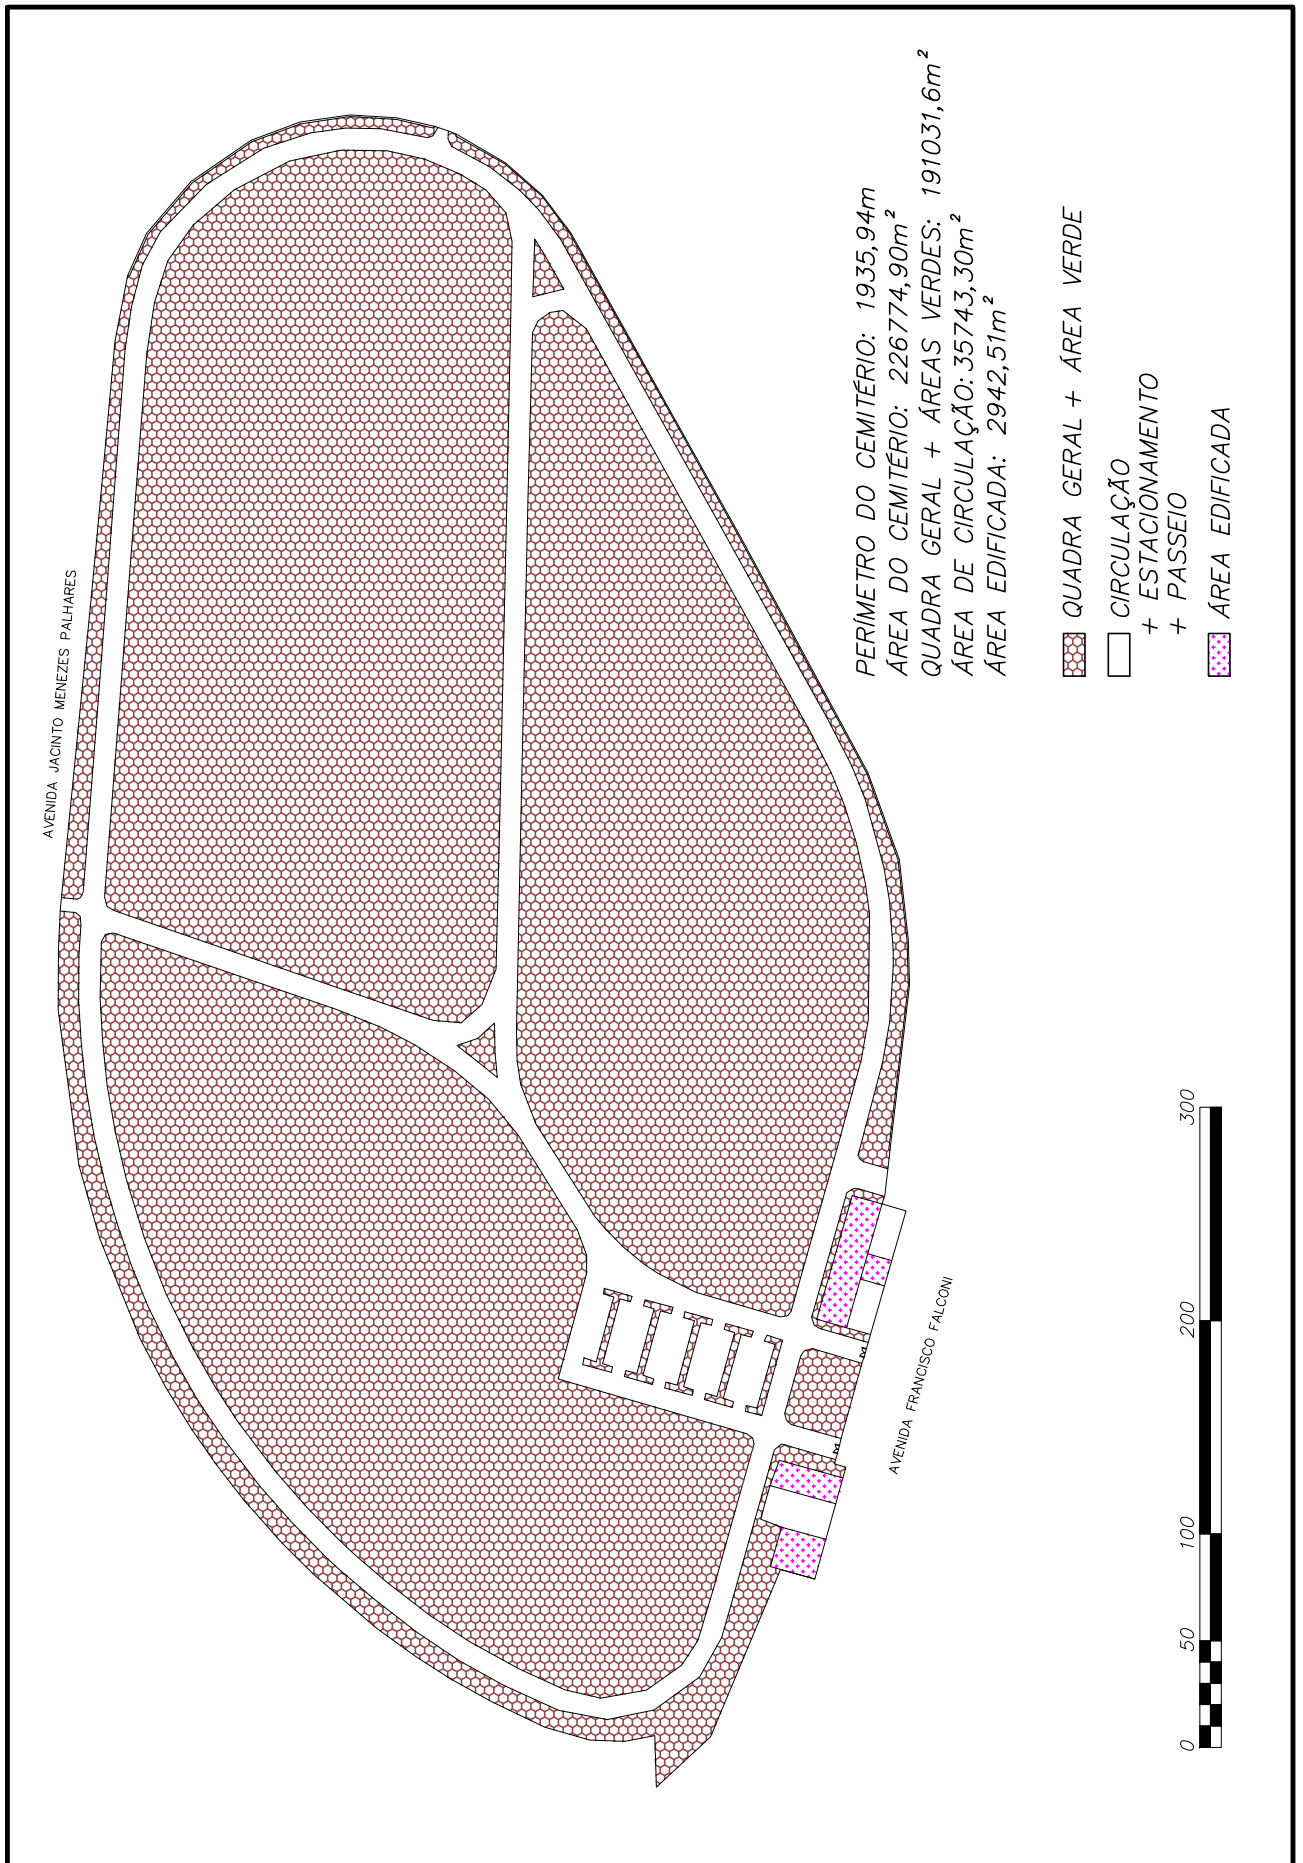1.2. Os dados aqui reunidos não eximem as LICITANTES de realizarem consultas formais à Administração Pública Municipal no caso de eventuais divergências entre os dados deste Subanexo e outras fontes de informação.



PERÍMETRO DO CEMITÉRIO: 1935,94m
 ÁREA DO CEMITÉRIO: 226774,90m²
 QUADRA GERAL + ÁREAS VERDES: 191031,6m²
 ÁREA DE CIRCULAÇÃO: 35743,30m²
 ÁREA EDIFICADA: 2942,51m²

-  QUADRA GERAL + ÁREA VERDE
-  CIRCULAÇÃO + ESTACIONAMENTO + PASSEIO
-  ÁREA EDIFICADA



PENAS:


CONFIGURAÇÃO DE PENAS		
01	7	0.1
02	7	0.2
03	7	0.3
04	7	0.4
05	7	0.5
06	7	0.6
07	7	0.1
08	7	0.08
09	7	0.08
10	10	0.2
11	11	0.2
12	12	0.2
13	13	0.2
14	14	0.2
15	15	0.2
250	250	0.2
251	251	0.2
252	252	0.2
253	253	0.2
254	254	0.2
255	255	0.00




 
 
DEPARTAMENTO TÉCNICO DE CEMITÉRIOS - FM3

DIVISÃO TÉCNICA DE PROJETOS

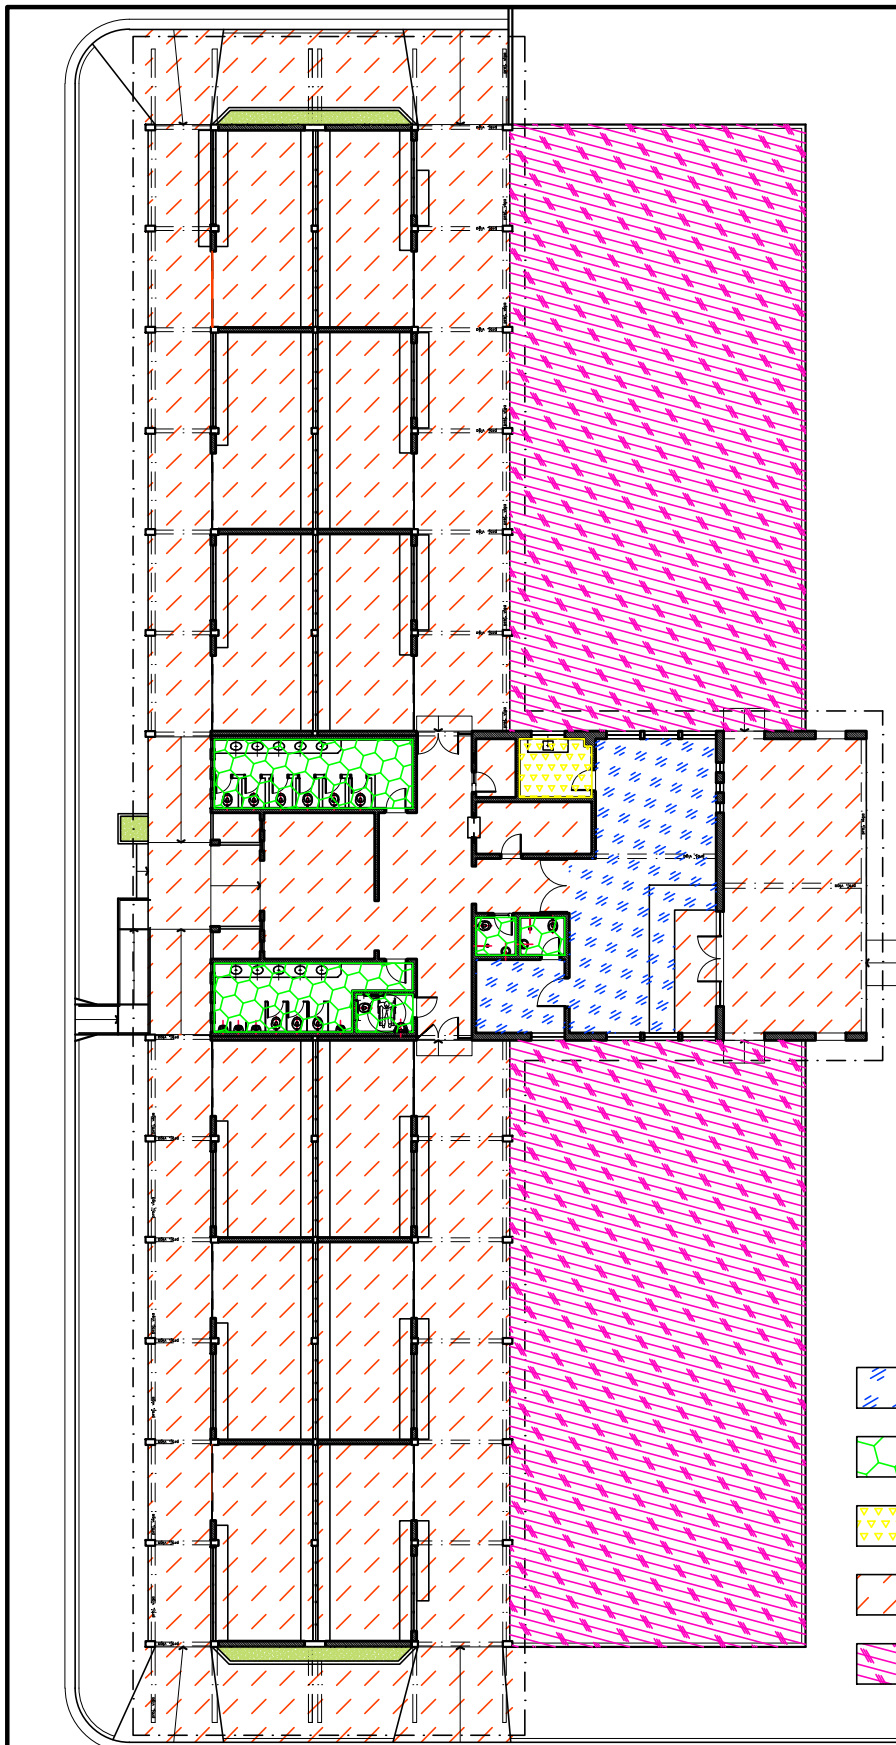

DIRETOR DO DEPARTAMENTO TÉCNICO DE CEMITÉRIOS: ENG. RAFAEL FERNANDES DE SOUZA			ASSUNTO: LEVANTAMENTO CADASTRAL DE PARCELAMENTO E USOS	FOLHA:
DIRETOR DA DIVISÃO DE OBRAS E FISCALIZAÇÃO: ENG. EMILLE CARLA FERNANDES DA SILVA			OBJETO: CEMITÉRIO SÃO PEDRO	01
PROJETO: CHEFE DE SEÇÃO TÉCNICA DE FISCALIZAÇÃO ARQUITETO ESTEVAM MARTINS			LOCAL: RUA FRANCISCO FALCONI, N° 837 - VILA ALPINA - SÃO PAULO - SP	
DESENHO: LUAN TEIXEIRA / ARQ. RÔMULO MACHADO			CONTEÚDO: INDICAÇÃO DE USO E PARCELAMENTO DE TERRITÓRIO DO CEMITÉRIO SÃO PEDRO	ESCALA: GRÁFICA
DATA: 21/07/2017	REVISÃO: 00	ARQUIVO DIGITAL: SF-SPD-17100-LEV-PL-01_R00		



-  ÁREA DA ADMINISTRAÇÃO= 65,47m²
-  ÁREAS MOLHADAS= 47,42m²
-  ÁREA DO REFEITÓRIO= 6.59m²
-  CIRCULAÇÃO= 958,15m²
-  ÁREA DO PÁTIO EXTERNO= 564,17m²

PENAS:


CONFIGURAÇÃO DE PENAS		
01	7	0.1
02	7	0.2
03	7	0.3
04	7	0.4
05	7	0.5
06	7	0.6
07	7	0.1
08	7	0.08
09	7	0.08
10	10	0.2
11	11	0.2
12	12	0.2
13	13	0.2
14	14	0.2
15	15	0.2
250	250	0.2
251	251	0.2
252	252	0.2
253	253	0.2
254	254	0.2
255	255	0.00

1 PLANTA BAIXA VELÓRIO DO CEMITÉRIO SÃO PEDRO
 ESCALA: 1/300

DEPARTAMENTO TÉCNICO DE CEMITÉRIOS - FM3
 DIVISÃO TÉCNICA DE PROJETOS



DIRETOR DO DEPARTAMENTO TÉCNICO DE CEMITÉRIOS: ENG. RAFAEL FERNANDES DE SOUZA		ASSUNTO: LEVANTAMENTO CADASTRAL DE EDIFICAÇÃO	FOLHA:
DIRETOR DA DIVISÃO DE OBRAS E FISCALIZAÇÃO: ENG. EMILLE CARLA FERNANDES DA SILVA		OBJETO: VELÓRIO E ADM. DO CEMITÉRIO SÃO PEDRO	02
PROJETO: CHEFE DE SEÇÃO TÉCNICA DE FISCALIZAÇÃO ARQUITETO ESTEVAM MARTINS		LOCAL: AV. FRANCISCO FALCONI, N°837 - VILA ALPINA - SÃO PAULO - SP	
DESENHO: LUAN TEIXEIRA /RÔMULO MACHADO		CONTEÚDO: INDICAÇÃO E DIFERENCIAÇÃO DE USOS NO EDIFÍCIO ONDE ABRIGA O VELÓRIO E ADM. DO CEMITÉRIO SÃO PEDRO	ESCALA: 1:100
DATA: 27/07/2017	REVISÃO: 00	ARQUIVO DIGITAL: SF-SPD-17102-LEV-PL-02_R00	

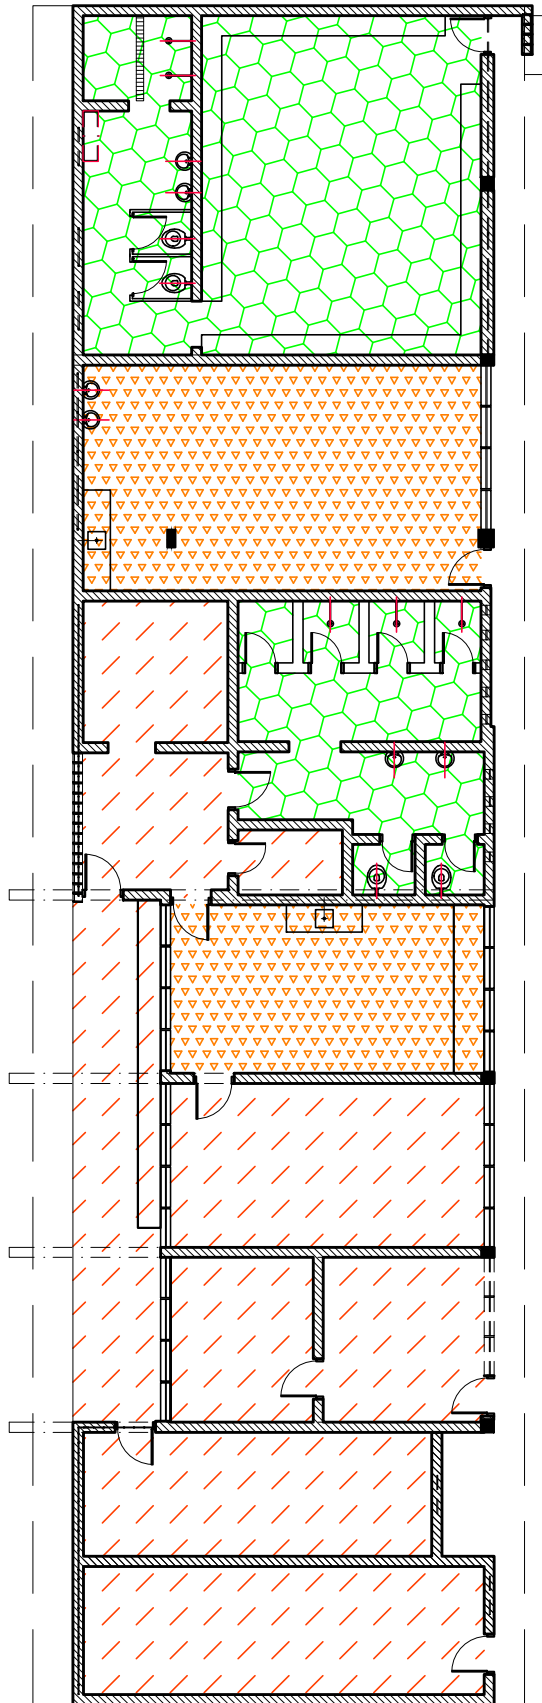

ÁREAS MOLHADAS= 74,21m²



ÁREA DO REFEITÓRIO= 56,18m²



CIRCULAÇÃO= 114,36m²



1 PLANTA BAIXA VESTIÁRIOS

ESCALA: 1/150

PENAS:

CONFIGURAÇÃO DE PENAS		
01	7	0,1
02	7	0,2
03	7	0,3
04	7	0,4
05	7	0,5
06	7	0,6
07	7	0,1
08	7	0,08
09	7	0,08
10	10	0,2
11	11	0,2
12	12	0,2
13	13	0,2
14	14	0,2
15	15	0,2
250	250	0,2
251	251	0,2
252	252	0,2
253	253	0,2
254	254	0,2
255	255	0,00

DEPARTAMENTO TÉCNICO DE CEMITÉRIOS - FM3

DIVISÃO TÉCNICA DE PROJETOS



DIRETOR DO DEPARTAMENTO TÉCNICO DE CEMITÉRIOS: ENG. RAFAEL FERNANDES DE SOUZA		ASSUNTO: LEVANTAMENTO CADASTRAL DE EDIFICAÇÃO	FOLHA:
DIRETOR DA DIVISÃO DE OBRAS E FISCALIZAÇÃO: ENG. EMILLE CARLA FERNANDES DA SILVA		OBJETO: VESTÁRIOS DO CEMITÉRIO SÃO PEDRO	03
PROJETO: CHEFE DE SEÇÃO TÉCNICA DE FISCALIZAÇÃO ARQUITETO ESTEVAM MARTINS		LOCAL: AV. FRANCISCO FALCONI, N°837 - VILA ALPINA - SÃO PAULO - SP	
DESENHO: LUAN TEIXEIRA / ARQ. RÔMULO MACHADO		CONTEÚDO: INDICAÇÃO E DIFERENCIAÇÃO DE USOS NO EDIFÍCIO ONDE ABRIGA O VESTIÁRIO DO CEMITÉRIO SÃO PEDRO	ESCALA: 1/150
DATA: 27/07/2017	REVISÃO: 00	ARQUIVO DIGITAL: SF-SPD-17103-LEV-PL-03_R00	




1 IMPLANTAÇÃO

FL.01 ESCALA: 1:200

CONFIGURAÇÃO DE FERNAS			
num.	com. f. r.	região	(m²)
01	7	0.1	100%
02	7	0.2	100%
03	7	0.3	100%
04	7	0.4	100%
05	7	0.5	100%
06	7	0.6	100%
07	7	0.1	100%
08	7	0.1	100%
09	7	0.1	100%
10	10	0.2	100%
11	11	0.2	100%
12	12	0.2	100%
13	13	0.2	100%
14	14	0.2	100%
15	15	0.2	100%
16	16	0.2	100%
17	17	0.2	100%
18	18	0.2	100%
19	19	0.2	100%
20	20	0.2	100%
21	21	0.2	100%
22	22	0.2	100%
23	23	0.2	100%
24	24	0.2	100%
25	25	0.2	100%
26	26	0.2	100%
27	27	0.2	100%
28	28	0.2	100%
29	29	0.2	100%
30	30	0.2	100%
31	31	0.2	50%
41	41	0.15	30%
73	73	0.2	30%
141	141	0.2	30%
151	151	0.1	100%
240	240	0.25	100%
242	242	0.2	50%
243	243	0.2	100%
250	250	0.2	100%
251	251	0.2	100%
252	252	0.2	100%
253	253	0.2	100%
254	254	0.2	100%
255	255	0.0	1%

PLANTA CHAVE:

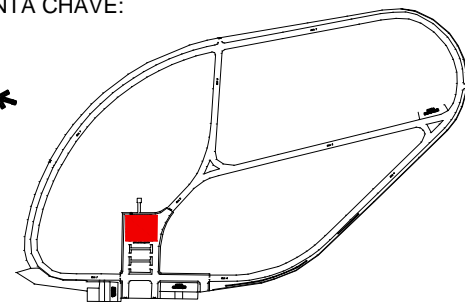


00	EMISSÃO INICIAL	18/05/20
REVISÃO	DESCRIÇÃO	DATA

DEPARTAMENTO TÉCNICO DE CEMITÉRIOS - FM3


DIVISÃO TÉCNICA DE PROJETOS

SUPERINTENDENTE DO SFMSP: THIAGO DIAS DA SILVA	ASSUNTO: CEMITÉRIO VERTICAL
DIRETOR DA DIVISÃO DE OBRAS E FISCALIZAÇÃO DANILLO AFFONSO	OBJETO: CEMITÉRIO SÃO PEDRO
CHEFE DE SEÇÃO TÉCNICA DE MANUTENÇÃO BEATRIZ LEONCIO	LOCAL: ESTACIONAMENTO
DESENHO: GABRIELE SOUSA	CONTEÚDO: IMPLANTAÇÃO CEMITÉRIO VERTICAL
DATA: 18/05/2020	REVISÃO: 00
ARQUIVO DIGITAL:	

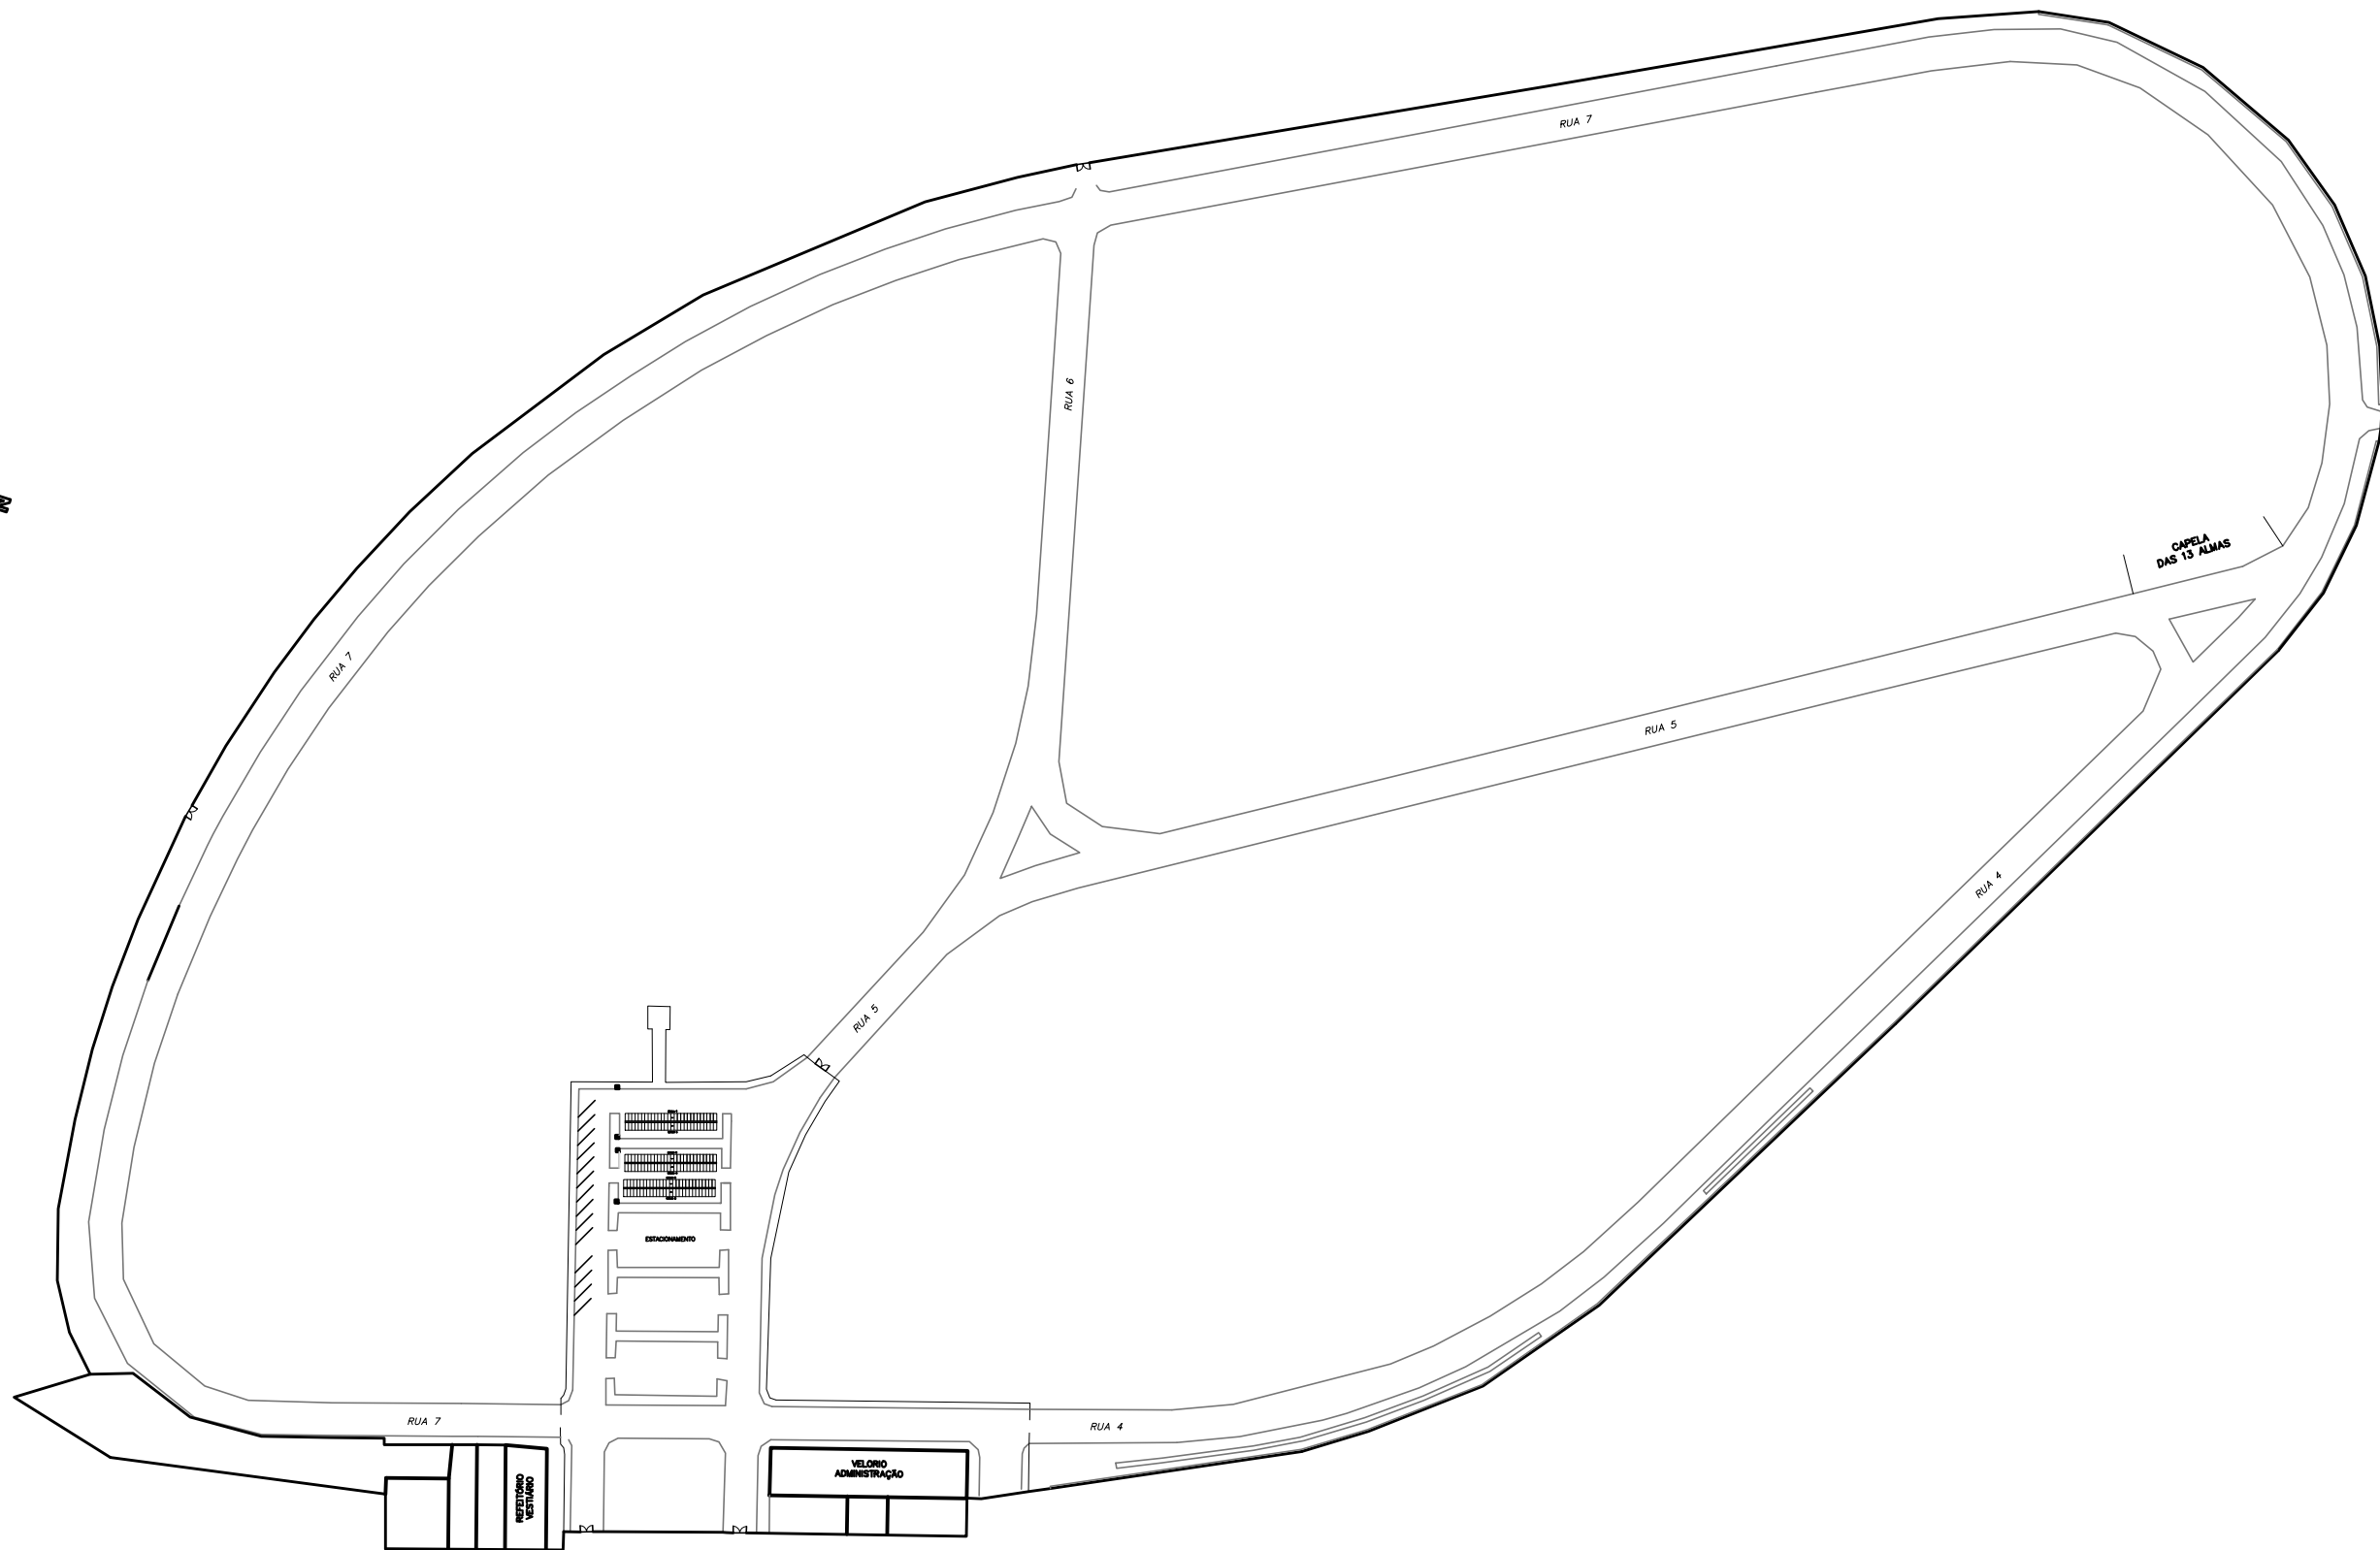

CONFIGURAÇÃO DE FENAS				
numero	com linha	representa	(em metros)	(percentagem)
01	7	0.1	100%	
02	7	0.2	100%	
03	7	0.3	100%	
04	7	0.4	100%	
05	7	0.5	100%	
06	7	0.6	100%	
07	7	0.7	100%	
08	7	0.8	100%	
09	7	0.9	100%	
10	10	0.2	100%	
11	11	0.2	100%	
12	12	0.2	100%	
13	13	0.2	100%	
14	14	0.2	100%	
15	15	0.2	100%	
16	16	0.2	100%	
17	17	0.2	100%	
18	18	0.2	100%	
19	19	0.2	100%	
20	20	0.2	100%	
21	21	0.2	100%	
22	22	0.2	100%	
23	23	0.2	100%	
24	24	0.2	100%	
25	25	0.2	100%	
26	26	0.2	100%	
27	27	0.2	100%	
28	28	0.2	100%	
29	29	0.2	100%	
30	30	0.2	100%	
31	31	0.2	50%	
41	41	0.15	30%	
73	73	0.2	30%	
141	141	0.2	30%	
151	151	0.1	100%	
240	240	0.25	100%	
242	242	0.2	50%	
243	243	0.2	100%	
250	250	0.2	100%	
251	251	0.2	100%	
252	252	0.2	100%	
253	253	0.2	100%	
254	254	0.2	100%	
255	255	0.0	1%	

PLANTA CHAVE:

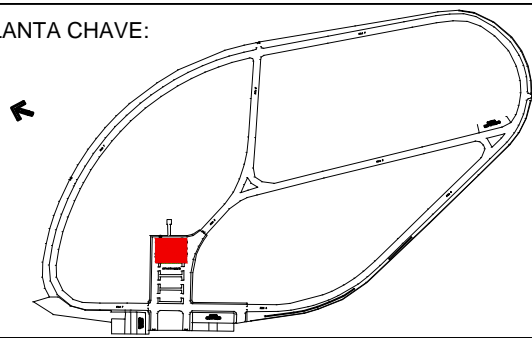

REVISÃO	DESCRIÇÃO	DATA
00	EMISSÃO INICIAL	22/07/20

DEPARTAMENTO TÉCNICO DE CEMITÉRIOS - FM3
DIVISÃO TÉCNICA DE PROJETOS

DIRETOR DO DEPARTAMENTO TÉCNICO DE CEMITÉRIOS: MÔNICA GRACIELA TOLABA DE ANDRADE	ASSUNTO: IMPLANTAÇÃO CEMITÉRIO VERTICAL	FOLHA: 01
DIRETOR DA DIVISÃO DE OBRAS E FISCALIZAÇÃO: GABRIELE SOUSA SILVA	OBJETO: CEMITÉRIO VERTICAL	
PROJETO: CHEFE DE SEÇÃO TÉCNICA DE FISCALIZAÇÃO: ESTEVAM MARTINS	LOCAL: CEMITÉRIO SÃO PEDRO	
DESENHO: GABRIELE SOUSA SILVA	CONTEÚDO: IMPLANTAÇÃO	ESCALA:
DATA: 22/07/2020	REVISÃO: 00	ARQUIVO DIGITAL: SF-***-17***-LEV-EX-PL-0*_R00