

CONSULTA PÚBLICA CP/005/2021/SGM-SEDP

SEI Nº 6011.2021/0002522-1

CONCORRÊNCIA Nº [•]

OBJETO: CONCESSÃO DOS SERVIÇOS CEMITERIAIS, ENVOLVENDO A GESTÃO, OPERAÇÃO, MANUTENÇÃO, EXPLORAÇÃO, REVITALIZAÇÃO E EXPANSÃO DOS 22 (VINTE E DOIS) CEMITÉRIOS E CREMATÓRIOS PÚBLICOS E DA PRESTAÇÃO DE SERVIÇOS FUNERÁRIOS NO MUNICÍPIO DE SÃO PAULO.

ANEXO VII – MEMORIAL DESCRITIVO DA ÁREA SUBANEXO

SUBANEXO II – PLANTAS DOS CEMITÉRIOS e CREMATÓRIO

APÊNDICE XX – CEMITÉRIO VILA FORMOSA I E II

1. INTRODUÇÃO

1.1. O presente APÊNDICE DO SUBANEXO II – PLANTAS DOS CEMITÉRIOS E CREMATÓRIO é composto pelas plantas do CEMITÉRIO VILA FORMOSA I e II.

1.2. Os dados aqui reunidos não eximem as LICITANTES de realizar consultas formais à Administração Pública Municipal no caso de eventuais divergências entre os dados deste Subanexo e outras fontes de informação.


CONSULTA PÚBLICA

VILA FORMOSA 1





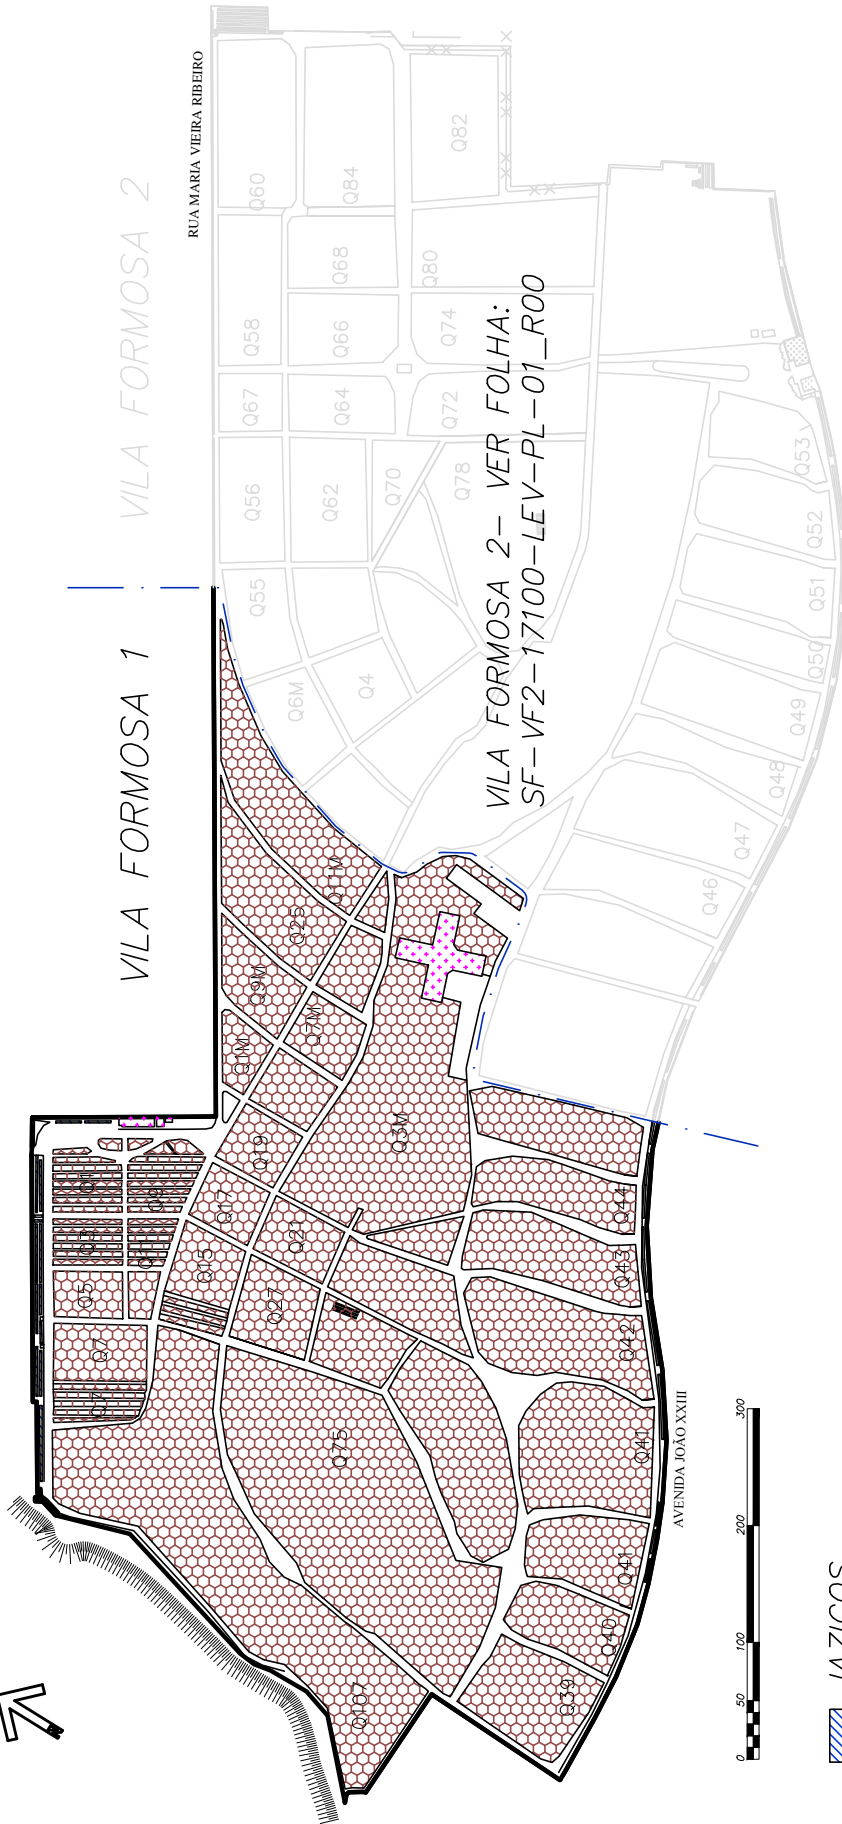

VILA FORMOSA 2

RUA MARIA VIEIRA RIBEIRO

VILA FORMOSA 2-- VER FOLHA:
SF-VF2-17100-LEV-PL-01_R00



ÁREA DO CEMITÉRIO: 316690.52m²
 PERÍMETRO DO CEMITÉRIO: 2938.3m
 ÁREA DE QUADRA GERAL E VERDES: 247834.38m²
 ÁREA EDIFICADA: 2522,23m²
 ÁREA DE CIRCULAÇÃO + ESTACIONAMENTO + PASSEIO: 66333,91m²

-  JAZIGOS
-  QUADRA GERAL
-  ÁREA VERDE
-  CIRCULAÇÃO + ESTACIONAMENTO
-  + PASSEIO
-  ÁREA EDIFICADA


PENAS:


 



CONFIGURAÇÃO DE PENAS		
01	7	0.1
02	7	0.2
03	7	0.3
04	7	0.4
05	7	0.5
06	7	0.6
07	7	0.1
08	7	0.08
09	7	0.08
10	10	0.2
11	11	0.2
12	12	0.2
13	13	0.2
14	14	0.2
15	15	0.2
250	250	0.2
251	251	0.2
252	252	0.2
253	253	0.2
254	254	0.2
255	255	0.00

DEPARTAMENTO TÉCNICO DE CEMITÉRIOS - FM3
 DIVISÃO TÉCNICA DE PROJETOS

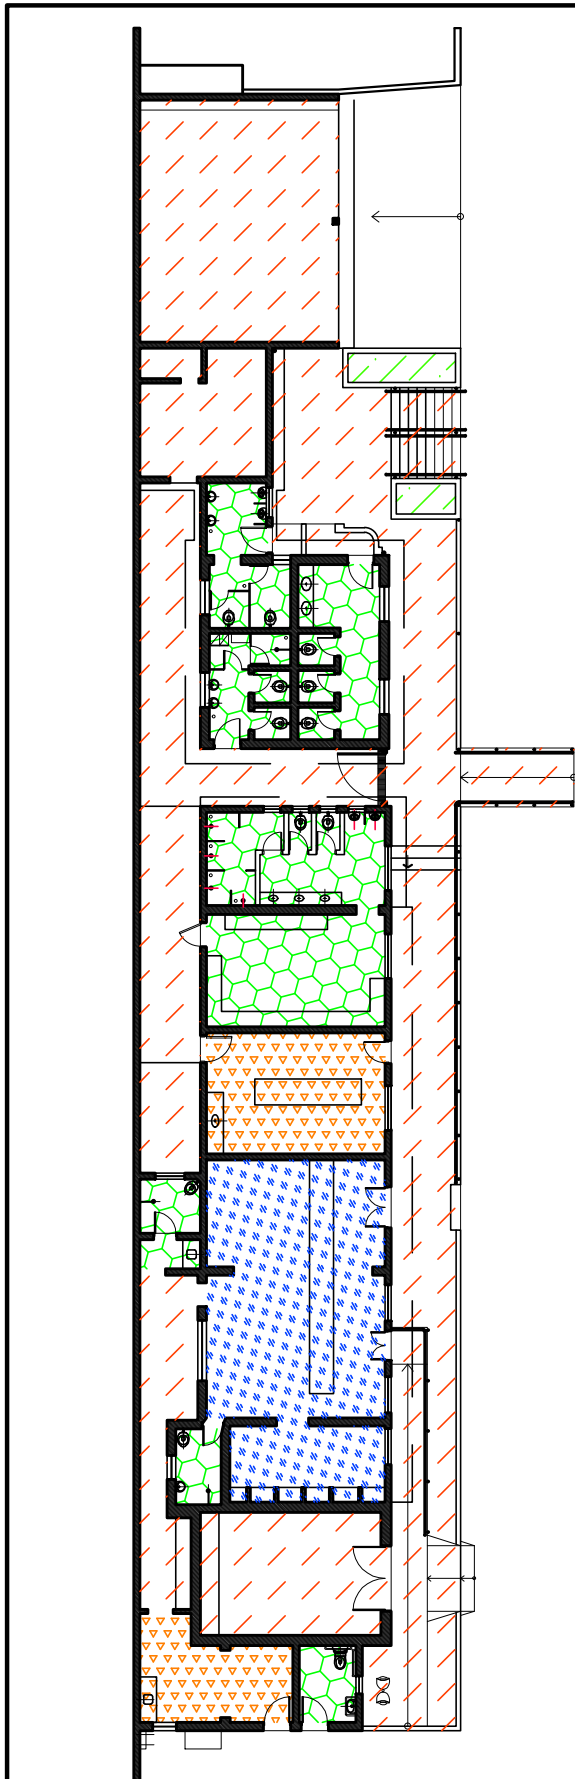

DIRETOR DO DEPARTAMENTO TÉCNICO DE CEMITÉRIOS: ENG. RAFAEL FERNANDES DE SOUZA	ASSUNTO: LEVANTAMENTO CADASTRAL DE PARCELAMENTO E USOS	FOLHA:
DIRETOR DA DIVISÃO DE OBRAS E FISCALIZAÇÃO ENG. EMILLE CARLA FERNANDES DA SILVA	OBJETO: CEMITÉRIO VILA FORMOSA 1	01
PROJETO: CHEFE DE SEÇÃO TÉCNICA DE FISCALIZAÇÃO ARQUITETO ESTEVAM MARTINS	LOCAL: AV. FLOR DE VILA FORMOSA, S/Nº	
DESENHO: LUAN TEIXEIRA / RÔMULO MACHADO	CONTEÚDO: INDICAÇÃO DE USO E PARCELAMENTO DE TERRITÓRIO DO CEMITÉRIO VILA FORMOSA 1	ESCALA: GRÁFICA
DATA: 24/07/2017	REVISÃO: 00	ARQUIVO DIGITAL: SF-VF1-17100-LEV-PL-01_R00



-  ÁREA DA ADMINISTRAÇÃO= 62,93m²
-  ÁREAS MOLHADAS= 87,82m²
-  ÁREA DO REFEITÓRIO= 38,13m²
-  CIRCULAÇÃO= 306,45m²
-  ÁREAS VERDES

1 PLANTA BAIXA DO COMPLEXO ARQUITETÔNICO DO CEMITÉRIO VILA FORMOSA 1
 FL.01 ESCALA: 1/250

PENAS:

CONFIGURAÇÃO DE PENAS		
01	7	0.1
02	7	0.2
03	7	0.3
04	7	0.4
05	7	0.5
06	7	0.6
07	7	0.1
08	7	0.08
09	7	0.08
10	10	0.2
11	11	0.2
12	12	0.2
13	13	0.2
14	14	0.2
15	15	0.2
250	250	0.2
251	251	0.2
252	252	0.2
253	253	0.2
254	254	0.2
255	255	0.00

DEPARTAMENTO TÉCNICO DE CEMITÉRIOS - FM3
 DIVISÃO TÉCNICA DE PROJETOS



DIRETOR DO DEPARTAMENTO TÉCNICO DE CEMITÉRIOS: ENG. RAFAEL FERNANDES DE SOUZA		ASSUNTO: LEVANTAMENTO CADASTRAL DE EDIFICAÇÃO	FOLHA:
DIRETOR DA DIVISÃO DE OBRAS E FISCALIZAÇÃO: ENG. EMILLE CARLA FERNANDES DA SILVA		OBJETO: COMPLEXO ARQUITETÔNICO DO CEMITÉRIO VILA FORMOSA 1	02
PROJETO: CHEFE DE SEÇÃO TÉCNICA DE FISCALIZAÇÃO ARQUITETO ESTEVAM MARTINS		LOCAL: AV. FLOR DE VILA FORMOSA, S/Nº - VILA FORMOSA - SÃO PAULO - SP	
DESENHO: LUAN TEIXEIRA / ARQ. RÔMULO MACHADO		CONTEUDO: INDICAÇÃO E DIFERENCIAÇÃO DE USOS NOS EDIFÍCIOS ONDE ABRIGAM O COMPLEXO ARQUITETÔNICO DO CEMITÉRIO VILA FORMOSA 1	ESCALA: 1/250
DATA: 26/07/2017	REVISÃO: 00	ARQUIVO DIGITAL: SF-VF2-17101-LEV-PL-02_R00	

VILA FORMOSA 2







VILA FORMOSA 1

RUA MARIA VIEIRA RIBEIRO

VILA FORMOSA 1 - VER FOLHA:
SF-VF1-17100-LEV-PL-01_R00

AVENIDA JOÃO XXIII



-  JAZIGOS
-  QUADRA GERAL
-  ÁREA VERDE
-  CIRCULAÇÃO + ESTACIONAMENTO
-  + PASSEIO
-  ÁREA EDIFICADA

ÁREA DO CEMITÉRIO: 360578,32m²
 PERÍMETRO DO CEMITÉRIO: 1231,48m
 ÁREA DE QUADRA GERAL E VERDES: 278021,92m²
 ÁREA EDIFICADA: 3164,64m²
 ÁREA DE CIRCULAÇÃO + ESTACIONAMENTO + PASSEIO: 79391,76m²

PENAS:


 



 
CONFIGURAÇÃO DE PENAS		
01	7	0.1
02	7	0.2
03	7	0.3
04	7	0.4
05	7	0.5
06	7	0.6
07	7	0.1
08	7	0.08
09	7	0.08
10	10	0.2
11	11	0.2
12	12	0.2
13	13	0.2
14	14	0.2
15	15	0.2
250	250	0.2
251	251	0.2
252	252	0.2
253	253	0.2
254	254	0.2
255	255	0.00

DEPARTAMENTO TÉCNICO DE CEMITÉRIOS - FM3
 DIVISÃO TÉCNICA DE PROJETOS



DIRETOR DO DEPARTAMENTO TÉCNICO DE CEMITÉRIOS: ENG. RAFAEL FERNANDES DE SOUZA	ASSUNTO: LEVANTAMENTO CADASTRAL DE PARCELAMENTO E USOS	FOLHA:
DIRETOR DA DIVISÃO DE OBRAS E FISCALIZAÇÃO ENG. EMILLE CARLA FERNANDES DA SILVA	OBJETO: CEMITÉRIO VILA FORMOSA 2	01
PROJETO: CHEFE DE SEÇÃO TÉCNICA DE FISCALIZAÇÃO ARQUITETO ESTEVAM MARTINS	LOCAL: AV. JOÃO XXIII, N°2537 - VILA FORMOSA - SÃO PAULO - SP	
DESENHO: LUAN TEIXEIRA / RÔMULO MACHADO	CONTEÚDO: INDICAÇÃO DE USO E PARCELAMENTO DE TERRITÓRIO DO CEMITÉRIO VILA FORMOSA 2	ESCALA: GRÁFICA
DATA: 24/07/2017	REVISÃO: 00	ARQUIVO DIGITAL: SF-VF2-17100-LEV-PL-01_R00



-  ÁREA DA ADMINISTRAÇÃO= 70,18m²
-  ÁREAS MOLHADAS= 47,46m²
-  ÁREA DO PÁTIO EXTERNO= 154,02m²
-  ÁREA DO REFEITÓRIO= 26,48m²
-  CIRCULAÇÃO= 91,61m²
-  ÁREAS VERDES

1 PLANTA BAIXA DO COMPLEXO ARQUITETÔNICO DO CEMITÉRIO VILA FORMOSA 2
 FL.01 ESCALA: 1/250


PENAS:

CONFIGURAÇÃO DE PENAS		
01	7	0.1
02	7	0.2
03	7	0.3
04	7	0.4
05	7	0.5
06	7	0.6
07	7	0.1
08	7	0.08
09	7	0.08
10	10	0.2
11	11	0.2
12	12	0.2
13	13	0.2
14	14	0.2
15	15	0.2
250	250	0.2
251	251	0.2
252	252	0.2
253	253	0.2
254	254	0.2
255	255	0.00

DEPARTAMENTO TÉCNICO DE CEMITÉRIOS - FM3
 DIVISÃO TÉCNICA DE PROJETOS



DIRETOR DO DEPARTAMENTO TÉCNICO DE CEMITÉRIOS: ENG.º RAFAEL FERNANDES DE SOUZA		ASSUNTO: LEVANTAMENTO CADASTRAL DE EDIFICAÇÃO	FOLHA:
DIRETOR DA DIVISÃO DE OBRAS E FISCALIZAÇÃO ENG.º EMILIE CARLA FERNANDES DA SILVA		OBJETO: COMPLEXO ARQUITETÔNICO DO CEMITÉRIO VILA FORMOSA 2	02
PROJETO: CHEFE DE SEÇÃO TÉCNICA DE FISCALIZAÇÃO ARQUITETO ESTEVAM MARTINS		LOCAL: AV. JOÃO XIII, N.º2537 - VILA FORMOSA - SÃO PAULO - SP	
DESENHO: LUAN TEIXEIRA / ARQ. RÔMULO MACHADO		CONTEÚDO: INDICAÇÃO E DIFERENCIAÇÃO DE USOS NOS EDIFÍCIOS ONDE ABRIGAM O COMPLEXO ARQUITET. DO CEMITÉRIO VILA FORMOSA 2	ESCALA: 1/250
DATA: 26/07/2017	REVISÃO: 00	ARQUIVO DIGITAL: SF-VF2-17101-LEV-PL-02_R00	

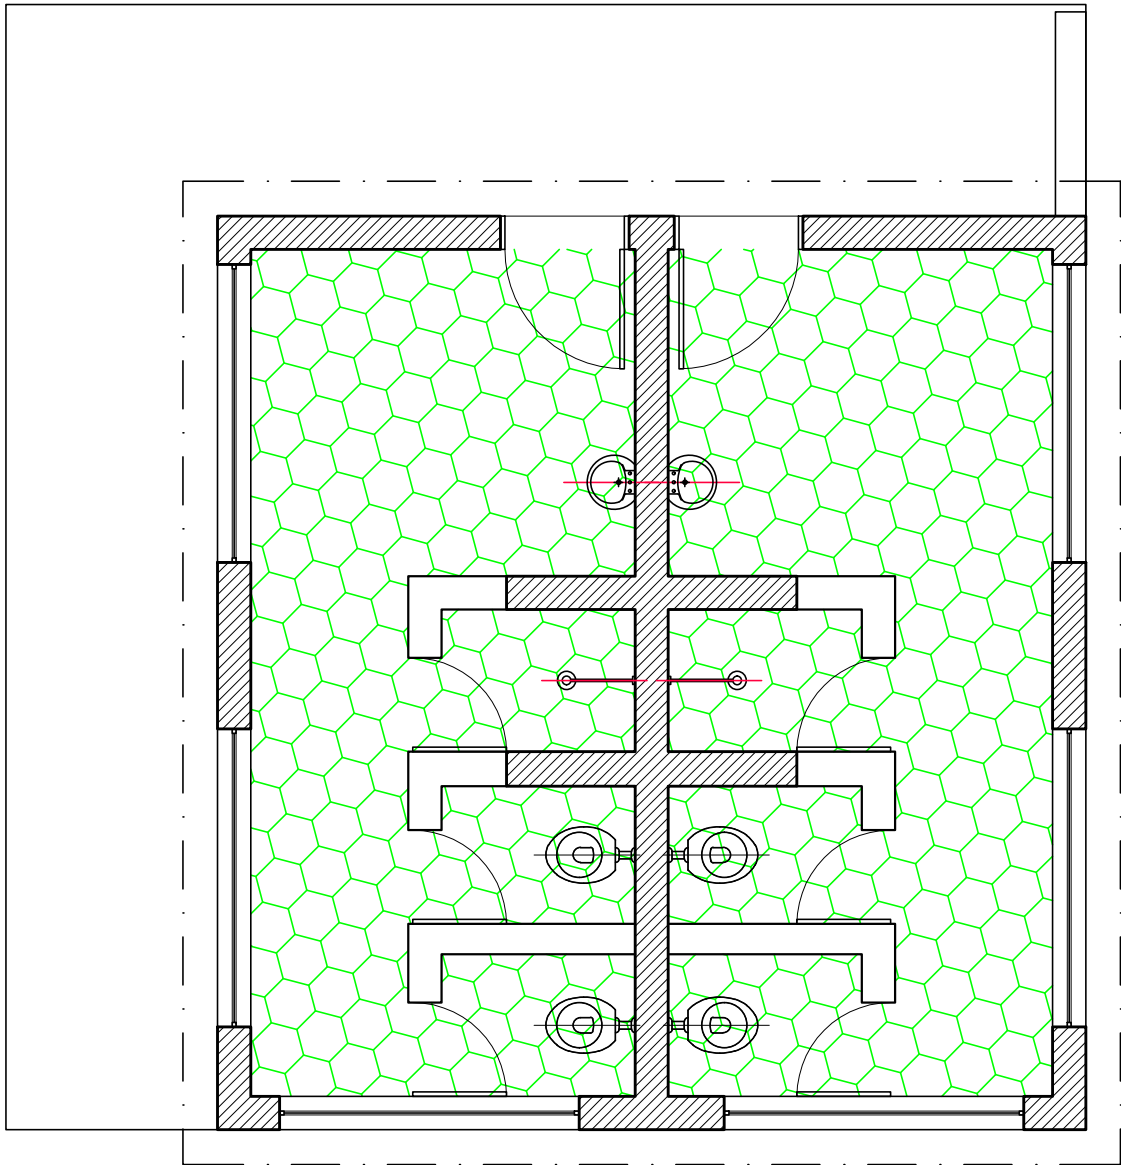

1 PLANTA BAIXA VESTIÁRIO
FL.01 ESCALA: 1/50



ÁREAS MOLHADAS= 26,08m²

PENAS:

CONFIGURAÇÃO DE PENAS

01	7	0.1
02	7	0.2
03	7	0.3
04	7	0.4
05	7	0.5
06	7	0.6
07	7	0.1
08	7	0.08
09	7	0.08
10	10	0.2
11	11	0.2
12	12	0.2
13	13	0.2
14	14	0.2
15	15	0.2
250	250	0.2
251	251	0.2
252	252	0.2
253	253	0.2
254	254	0.2
255	255	0.00

DEPARTAMENTO TÉCNICO DE CEMITÉRIOS - FM3
DIVISÃO TÉCNICA DE PROJETOS




DIRETOR DO DEPARTAMENTO TÉCNICO DE CEMITÉRIOS: ENG. RAFAEL FERNANDES DE SOUZA		ASSUNTO: LEVANTAMENTO CADASTRAL DE EDIFICAÇÃO	FOLHA: 03
DIRETOR DA DIVISÃO DE OBRAS E FISCALIZAÇÃO: ENG. EMILIE CARLA FERNANDES DA SILVA		OBJETO: UM DOS VESTIÁRIOS DO CEMITÉRIO VILA FORMOSA 2	
PROJETO: CHEFE DE SEÇÃO TÉCNICA DE FISCALIZAÇÃO ARQUITETO ESTEVAM MARTINS		LOCAL: AV. JOÃO XIII, Nº2537 - VILA FORMOSA - SÃO PAULO - SP	ESCALA: 1/50
DESENHO: LUAN TEIXEIRA / ARQ. RÔMULO MACHADO		CONTEÚDO: INDICAÇÃO E DIFERENCIAÇÃO DE USOS NO EDIFÍCIO ONDE ABRIGA UM DOS VESTIÁRIOS DO CEMITÉRIO VILA FORMOSA 2	
DATA: 26/07/2017	REVISÃO: 00	ARQUIVO DIGITAL: SF-VF2-17101-LEV-PL-03_R00	

VILA FORMOSA 1

VILA FORMOSA 2

RUA MARIA VIEIRA RIBEIRO

AVENIDA JOÃO XXIII

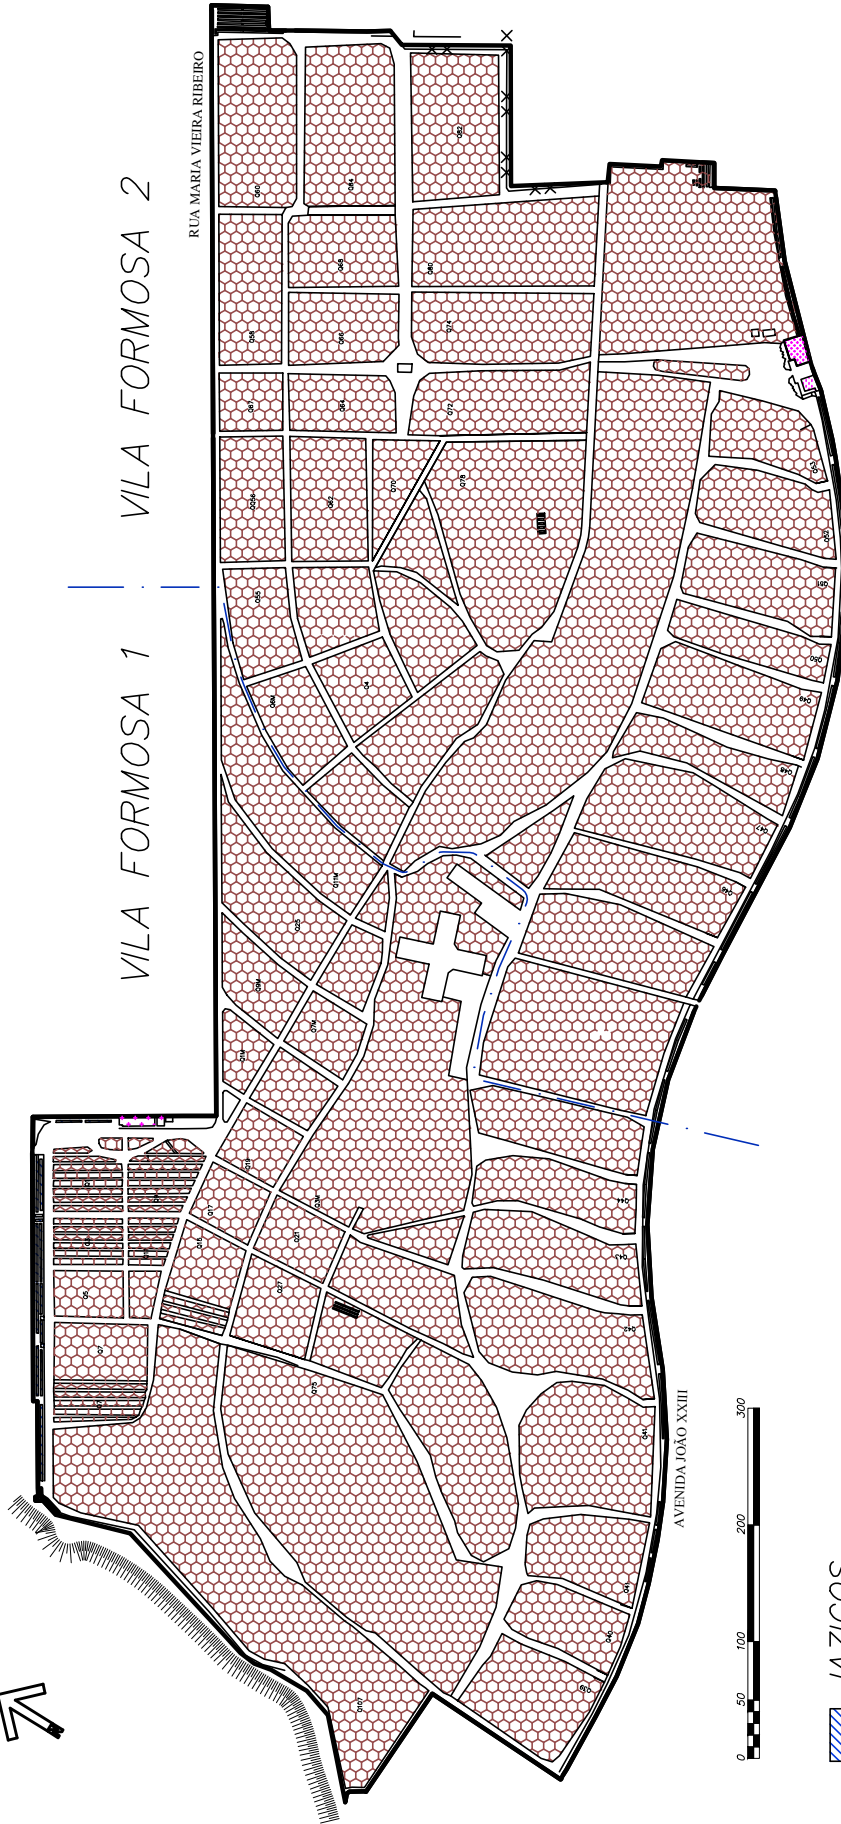

ÁREA DO CEMITÉRIO: 677268,84m²
 PERÍMETRO DO CEMITÉRIO: 4169,78m
 ÁREA DE QUADRA GERAL E VERDES: 525856,3m²
 ÁREA EDIFICADA: 3164,64m²


- JAZIGOS
- QUADRA GERAL
- ÁREA VERDE
- CIRCULAÇÃO + ESTACIONAMENTO + PASSEIO
- ÁREA EDIFICADA





PENAS:

CONFIGURAÇÃO DE PENAS		
01	7	0.1
02	7	0.2
03	7	0.3
04	7	0.4
05	7	0.5
06	7	0.6
07	7	0.1
08	7	0.08
09	7	0.08
10	10	0.2
11	11	0.2
12	12	0.2
13	13	0.2
14	14	0.2
15	15	0.2
250	250	0.2
251	251	0.2
252	252	0.2
253	253	0.2
254	254	0.2
255	255	0.00

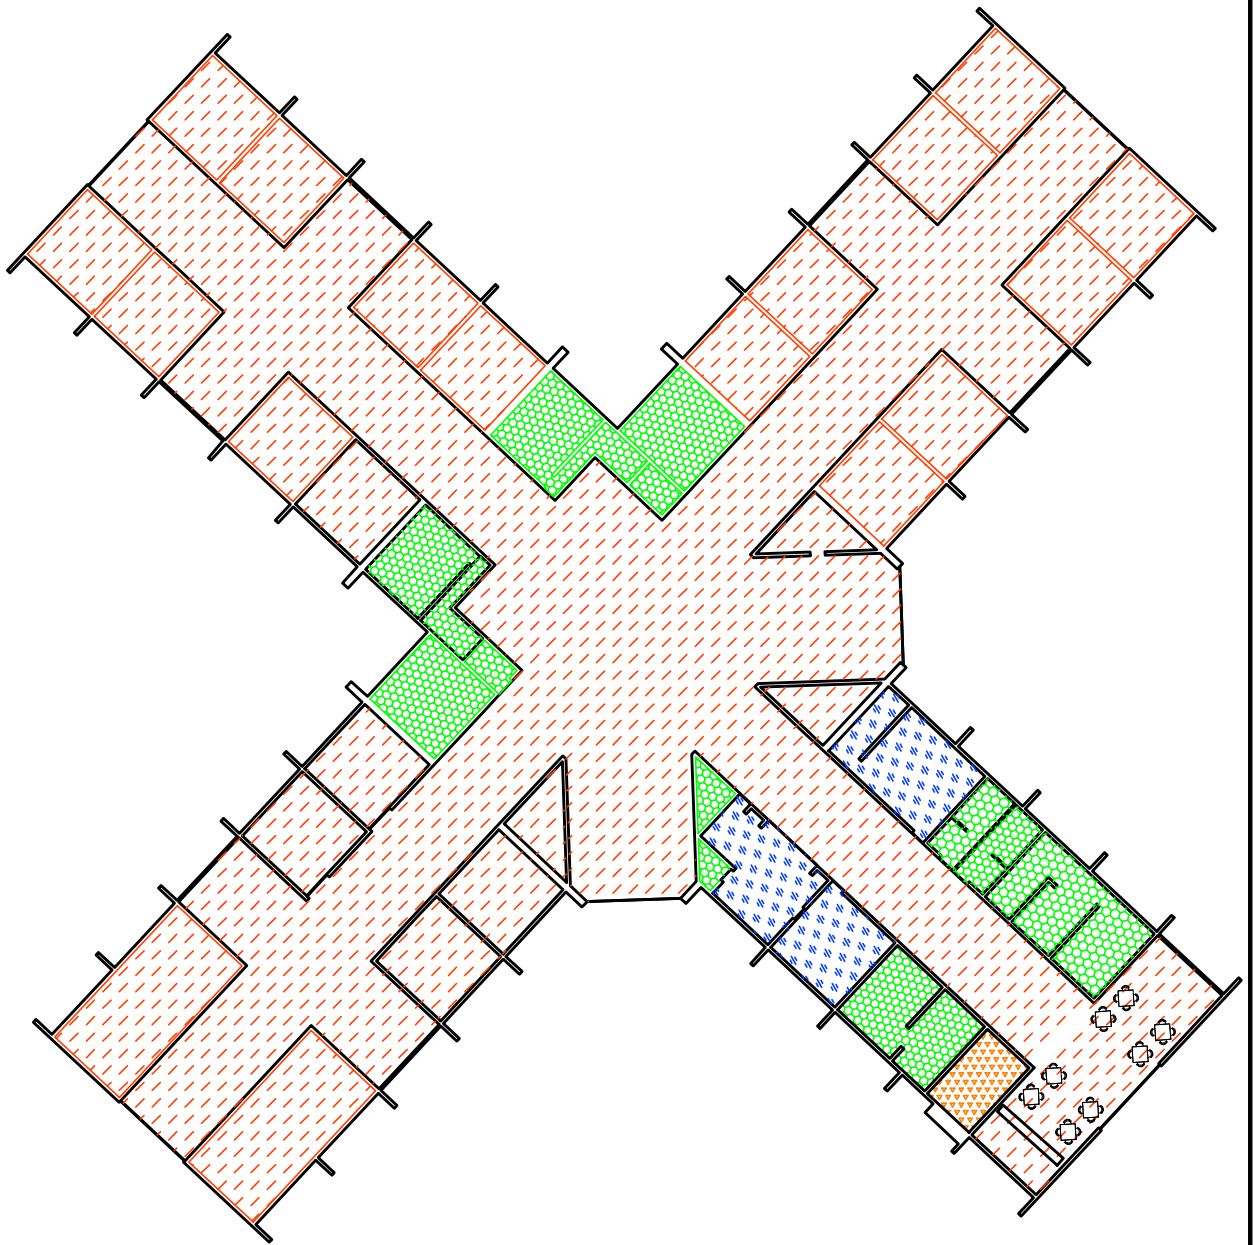DEPARTAMENTO TÉCNICO DE CEMITÉRIOS - FM3
 DIVISÃO TÉCNICA DE PROJETOS

DIRETOR DO DEPARTAMENTO TÉCNICO DE CEMITÉRIOS: ENG. RAFAEL FERNANDES DE SOUZA	ASSUNTO: LEVANTAMENTO CADASTRAL DE PARCELAMENTO E USOS	FOLHA:
DIRETOR DA DIVISÃO DE OBRAS E FISCALIZAÇÃO ENG. EMILLE CARLA FERNANDES DA SILVA	OBJETO: CEMITÉRIO VILA FORMOSA 1 E 2	01
PROJETO: CHEFE DE SEÇÃO TÉCNICA DE FISCALIZAÇÃO ARQUITETO ESTEVAM MARTINS	LOCAL: AV. JOÃO XXIII, N°2537 - VILA FORMOSA - SÃO PAULO - SP	
DESENHO: LUAN TEIXEIRA / ARQ. RÔMULO MACHADO	CONTEÚDO: INDICAÇÃO DE USO E PARCELAMENTO DE TERRITÓRIO DO CEMITÉRIO VILA FORMOSA 1 E 2	ESCALA: GRÁFICA
DATA: 24/07/2017	REVISÃO: 00	ARQUIVO DIGITAL: SF-VLF-17100-LEV-PL-01_R00



-  ÁREA DA ADMINISTRAÇÃO = 155,60m²
-  ÁREAS MOLHADAS (SANIT. PUBL. + VESTIÁRIO + DEP.MATERIAL LIMPEZA + FRALDÁRIO) = 166,94m²
-  ÁREA DO REFEITÓRIO = 14,91m²
-  ÁREA DOS VELÓRIOS + CIRCULAÇÃO = 1652,65m²

PENAS:

CONFIGURAÇÃO DE PENAS		
01	7	0.1
02	7	0.2
03	7	0.3
04	7	0.4
05	7	0.5
06	7	0.6
07	7	0.1
08	7	0.08
09	7	0.08
10	10	0.2
11	11	0.2
12	12	0.2
13	13	0.2
14	14	0.2
15	15	0.2
250	250	0.2
251	251	0.2
252	252	0.2
253	253	0.2
254	254	0.2
255	255	0.00

1
FL.01

PLANTA BAIXA DO VELÓRIOCEMITÉRIO VILA FORMOSA 1 E 2

ESCALA: SEM ESCALA

DEPARTAMENTO TÉCNICO DE CEMITÉRIOS - FM3
DIVISÃO TÉCNICA DE PROJETOS



DIRETOR DO DEPARTAMENTO TÉCNICO DE CEMITÉRIOS: ENG. RAFAEL FERNANDES DE SOUZA		ASSUNTO: LEVANTAMENTO CADASTRAL DE EDIFICAÇÃO	FOLHA:
DIRETOR DA DIVISÃO DE OBRAS E FISCALIZAÇÃO: ENG. EMILLE CARLA FERNANDES DA SILVA		OBJETO: VELÓRIO DO CEMITÉRIO VILA FORMOSA 1 E 2	01
PROJETO: CHEFE DE SEÇÃO TÉCNICA DE FISCALIZAÇÃO ARQUITETO ESTEVAM MARTINS		LOCAL: AV. FLOR DE VILA FORMOSA, S/N° - VILA FORMOSA - SÃO PAULO - SP	
DESENHO: LUAN TEIXEIRA / ARQ. RÔMULO MACHADO		CONTEÚDO: INDICAÇÃO E DIFERENCIAÇÃO DE USOS NO EDIFÍCIO ONDE O VELÓRIO DO CEMITÉRIO VILA FORMOSA 1 E 2	ESCALA: SEM ESCALA
DATA: 26/07/2017	REVISÃO: 00	ARQUIVO DIGITAL: SF-VLF-17101-LEV-PL-01_R00	