



**CONCORRÊNCIA Nº 002/SGM/2020**

**OBJETO:** CONCESSÃO DOS SERVIÇOS CEMITERIAIS, ENVOLVENDO A GESTÃO, OPERAÇÃO, MANUTENÇÃO, EXPLORAÇÃO, REVITALIZAÇÃO E EXPANSÃO DOS 22 (VINTE E DOIS) CEMITÉRIOS E CREMATÓRIOS PÚBLICOS E DA PRESTAÇÃO DE SERVIÇOS FUNERÁRIOS NO MUNICÍPIO DE SÃO PAULO.

**ANEXO VII – MEMORIAL DESCRITIVO DA ÁREA**

**SUBANEXO II – PLANTAS DOS CEMITÉRIOS e CREMATÓRIO**

**APÊNDICE XX – CEMITÉRIO VILA FORMOSA I E II**



## **1. INTRODUÇÃO**

**1.1.** O presente APÊNDICE DO SUBANEXO II – PLANTAS DOS CEMITÉRIOS E CREMATÓRIO é composto pelas plantas do CEMITÉRIO VILA FORMOSA I e II.

**1.2.** Os dados aqui reunidos não eximem as LICITANTES de realizarem consultas formais à Administração Pública Municipal no caso de eventuais divergências entre os dados deste Subanexo e outras fontes de informação.

VILA FORMOSA 1

VILA FORMOSA 2

RUA MARIA VIEIRA RIBEIRO

VILA FORMOSA 2-- VER FOLHA:  
SF-VF2-17100-LEV-PL-01\_R00

AVENIDA JOÃO XXIII



-  JAZIGOS
-  QUADRA GERAL
-  ÁREA VERDE
-  CIRCULAÇÃO
-  + ESTACIONAMENTO
-  + PASSEIO
-  ÁREA EDIFICADA

ÁREA DO CEMITÉRIO: 316690,52m<sup>2</sup>  
 PERÍMETRO DO CEMITÉRIO: 2938,3m  
 ÁREA DE QUADRA GERAL E VERDES: 247834,38m<sup>2</sup>  
 ÁREA EDIFICADA: 2522,23m<sup>2</sup>  
 ÁREA DE CIRCULAÇÃO + ESTACIONAMENTO + PASSEIO: 66333,91m<sup>2</sup>


PENAS:

CONFIGURAÇÃO DE PENAS		
01	7	0,1
02	7	0,2
03	7	0,3
04	7	0,4
05	7	0,5
06	7	0,6
07	7	0,1
08	7	0,08
09	7	0,08
10	10	0,2
11	11	0,2
12	12	0,2
13	13	0,2
14	14	0,2
15	15	0,2
250	250	0,2
251	251	0,2
252	252	0,2
253	253	0,2
254	254	0,2
255	255	0,00

**DEPARTAMENTO TÉCNICO DE CEMITÉRIOS - FM3**  
 DIVISÃO TÉCNICA DE PROJETOS



DIRETOR DO DEPARTAMENTO TÉCNICO DE CEMITÉRIOS: ENG. RAFAEL FERNANDES DE SOUZA	ASSUNTO: LEVANTAMENTO CADASTRAL DE PARCELAMENTO E USOS	FOLHA:
DIRETOR DA DIVISÃO DE OBRAS E FISCALIZAÇÃO ENG. EMILLE CARLA FERNANDES DA SILVA	OBJETO: CEMITÉRIO VILA FORMOSA 1	<b>01</b>
PROJETO: CHEFE DE SEÇÃO TÉCNICA DE FISCALIZAÇÃO ARQUITETO ESTEVAM MARTINS	LOCAL: AV. FLOR DE VILA FORMOSA, S/Nº	
DESENHO: LUAN TEIXEIRA / RÔMULO MACHADO	CONTEÚDO: INDICAÇÃO DE USO E PARCELAMENTO DE TERRITÓRIO DO CEMITÉRIO VILA FORMOSA 1	ESCALA: GRÁFICA
DATA: 24/07/2017	REVISÃO: 00	ARQUIVO DIGITAL: SF-VF1-17100-LEV-PL-01_R00

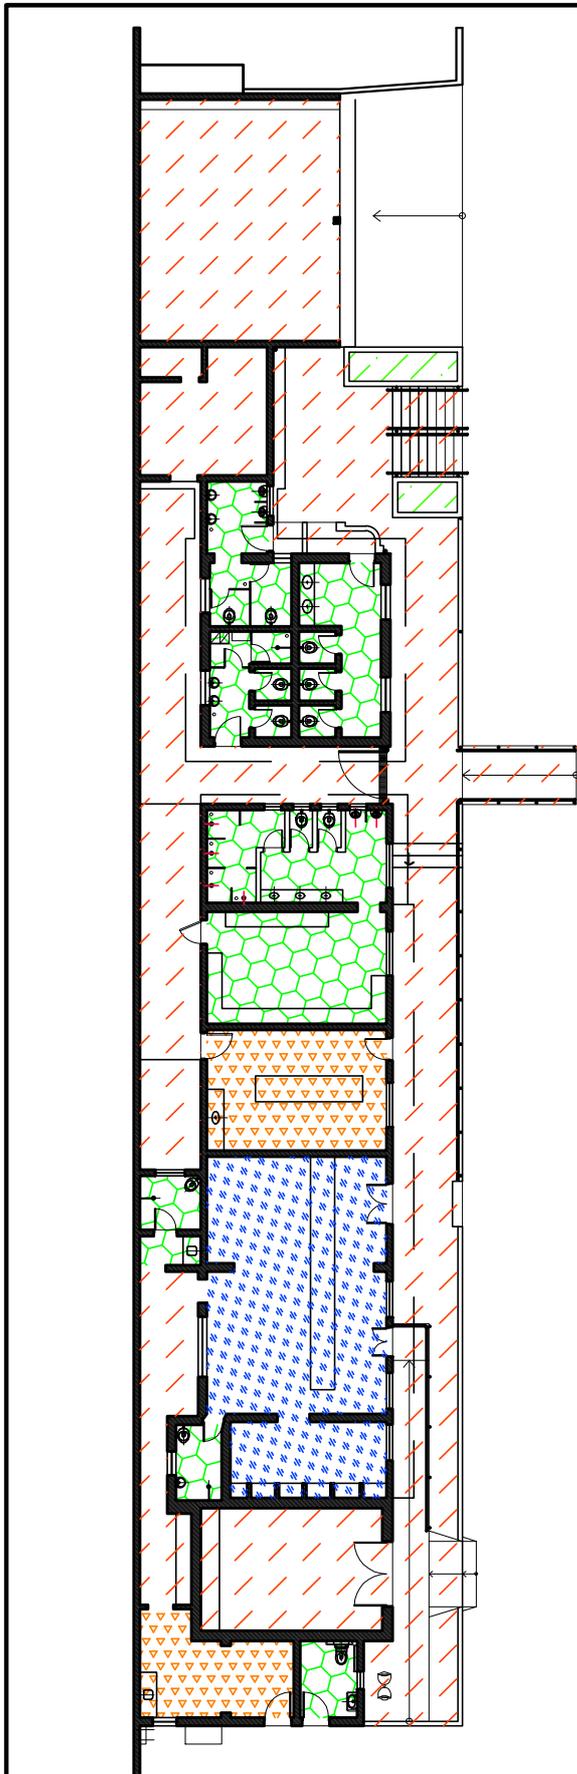

-  ÁREA DA ADMINISTRAÇÃO= 62,93m<sup>2</sup>
-  ÁREAS MOLHADAS= 87,82m<sup>2</sup>
-  ÁREA DO REFEITÓRIO= 38,13m<sup>2</sup>
-  CIRCULAÇÃO= 306,45m<sup>2</sup>
-  ÁREAS VERDES

**1** PLANTA BAIXA DO COMPLEXO ARQUITETÔNICO DO CEMITÉRIO VILA FORMOSA 1  
 FL.01 ESCALA: 1/250

PENAS:

CONFIGURAÇÃO DE PENAS		
01	7	0.1
02	7	0.2
03	7	0.3
04	7	0.4
05	7	0.5
06	7	0.6
07	7	0.1
08	7	0.08
09	7	0.08
10	10	0.2
11	11	0.2
12	12	0.2
13	13	0.2
14	14	0.2
15	15	0.2
250	250	0.2
251	251	0.2
252	252	0.2
253	253	0.2
254	254	0.2
255	255	0.00

**DEPARTAMENTO TÉCNICO DE CEMITÉRIOS - FM3**  
 DIVISÃO TÉCNICA DE PROJETOS



DIRETOR DO DEPARTAMENTO TÉCNICO DE CEMITÉRIOS: ENG. RAFAEL FERNANDES DE SOUZA		ASSUNTO: LEVANTAMENTO CADASTRAL DE EDIFICAÇÃO	FOLHA:
DIRETOR DA DIVISÃO DE OBRAS E FISCALIZAÇÃO: ENG. EMILLE CARLA FERNANDES DA SILVA		OBJETO: COMPLEXO ARQUITETÔNICO DO CEMITÉRIO VILA FORMOSA 1	<b>02</b>
PROJETO: CHEFE DE SEÇÃO TÉCNICA DE FISCALIZAÇÃO ARQUITETO ESTEVAM MARTINS		LOCAL: AV. FLOR DE VILA FORMOSA, S/Nº - VILA FORMOSA - SÃO PAULO - SP	
DESENHO: LUAN TEIXEIRA / ARQ. RÔMULO MACHADO		CONTEUDO: INDICAÇÃO E DIFERENCIAÇÃO DE USOS NOS EDIFÍCIOS ONDE ABRIGAM O COMPLEXO ARQUITETÔNICO DO CEMITÉRIO VILA FORMOSA 1	ESCALA: 1/250
DATA: 26/07/2017	REVISÃO: 00	ARQUIVO DIGITAL: SF-VF2-17101-LEV-PL-02_R00	

VILA FORMOSA 2

VILA FORMOSA 1

RUA MARIA VIEIRA RIBEIRO

VILA FORMOSA 1 - VER FOLHA:  
SF-VF1-17100-LEV-PL-01\_R00

AVENIDA JOÃO XXIII



-  JAZIGOS
-  QUADRA GERAL
-  ÁREA VERDE
-  CIRCULAÇÃO + ESTACIONAMENTO
-  + PASSEIO
-  ÁREA EDIFICADA

ÁREA DO CEMITÉRIO: 360578,32m<sup>2</sup>  
 PERÍMETRO DO CEMITÉRIO: 1231,48m  
 ÁREA DE QUADRA GERAL E VERDES: 278021,92m<sup>2</sup>  
 ÁREA EDIFICADA: 3164,64m<sup>2</sup>  
 ÁREA DE CIRCULAÇÃO + ESTACIONAMENTO + PASSEIO: 79391,76m<sup>2</sup>

PENAS:

CONFIGURAÇÃO DE PENAS		
01	7	0.1
02	7	0.2
03	7	0.3
04	7	0.4
05	7	0.5
06	7	0.6
07	7	0.1
08	7	0.08
09	7	0.08
10	10	0.2
11	11	0.2
12	12	0.2
13	13	0.2
14	14	0.2
15	15	0.2
250	250	0.2
251	251	0.2
252	252	0.2
253	253	0.2
254	254	0.2
255	255	0.00

DEPARTAMENTO TÉCNICO DE CEMITÉRIOS - FM3  
 DIVISÃO TÉCNICA DE PROJETOS



DIRETOR DO DEPARTAMENTO TÉCNICO DE CEMITÉRIOS: ENG. RAFAEL FERNANDES DE SOUZA	ASSUNTO: LEVANTAMENTO CADASTRAL DE PARCELAMENTO E USOS	FOLHA:
DIRETOR DA DIVISÃO DE OBRAS E FISCALIZAÇÃO ENG. EMILLE CARLA FERNANDES DA SILVA	OBJETO: CEMITÉRIO VILA FORMOSA 2	01
PROJETO: CHEFE DE SEÇÃO TÉCNICA DE FISCALIZAÇÃO ARQUITETO ESTEVAM MARTINS	LOCAL: AV. JOÃO XXIII, Nº2537 - VILA FORMOSA - SÃO PAULO - SP	
DESENHO: LUAN TEIXEIRA / RÔMULO MACHADO	CONTEÚDO: INDICAÇÃO DE USO E PARCELAMENTO DE TERRITÓRIO DO CEMITÉRIO VILA FORMOSA 2	ESCALA: GRÁFICA
DATA: 24/07/2017	REVISÃO: 00	ARQUIVO DIGITAL: SF-VF2-17100-LEV-PL-01_R00



1  
FL.01

PLANTA BAIXA DO COMPLEXO ARQUITETÔNICO DO CEMITÉRIO VILA FORMOSA 2

ESCALA: 1/250

PENAS:

CONFIGURAÇÃO DE PENAS


01	7	0.1
02	7	0.2
03	7	0.3
04	7	0.4
05	7	0.5
06	7	0.6
07	7	0.1
08	7	0.08
09	7	0.08
10	10	0.2
11	11	0.2
12	12	0.2
13	13	0.2
14	14	0.2
15	15	0.2

250	250	0.2
251	251	0.2
252	252	0.2
253	253	0.2
254	254	0.2
255	255	0.00

DEPARTAMENTO TÉCNICO DE CEMITÉRIOS - FM3  
DIVISÃO TÉCNICA DE PROJETOS



DIRETOR DO DEPARTAMENTO TÉCNICO DE CEMITÉRIOS: ENG.º RAFAEL FERNANDES DE SOUZA		ASSUNTO: LEVANTAMENTO CADASTRAL DE EDIFICAÇÃO	FOLHA:
DIRETOR DA DIVISÃO DE OBRAS E FISCALIZAÇÃO ENG.º EMÍLIE CARLA FERNANDES DA SILVA		OBJETO: COMPLEXO ARQUITETÔNICO DO CEMITÉRIO VILA FORMOSA 2	02
PROJETO: CHEFE DE SEÇÃO TÉCNICA DE FISCALIZAÇÃO ARQUITETO ESTEVAM MARTINS		LOCAL: AV. JOÃO XIII, N.º2537 - VILA FORMOSA - SÃO PAULO - SP	
DESENHO: LUAN TEIXEIRA / ARQ. RÔMULO MACHADO		CONTEÚDO: INDICAÇÃO E DIFERENCIAÇÃO DE USOS NOS EDIFÍCIOS ONDE ABRIGAM O COMPLEXO ARQUIT. DO CEMITÉRIO VILA FORMOSA 2	ESCALA: 1/250
DATA: 26/07/2017	REVISÃO: 00	ARQUIVO DIGITAL: SF-VF2-17101-LEV-PL-02_R00	

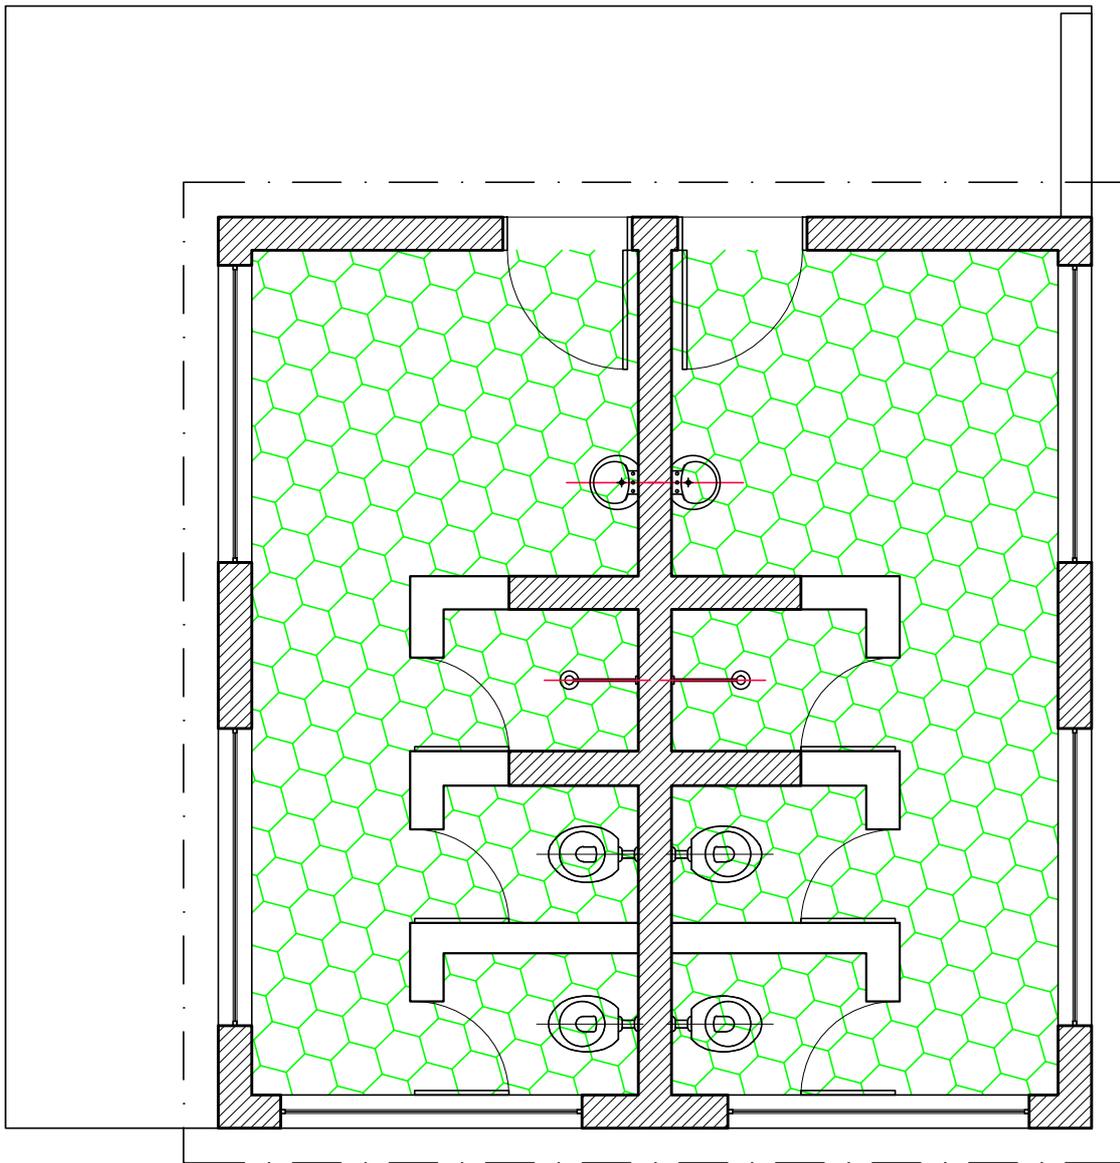

**1** PLANTA BAIXA VESTIÁRIO  
 FL.01 ESCALA: 1/50



ÁREAS MOLHADAS= 26,08m<sup>2</sup>

PENAS:

CONFIGURAÇÃO DE PENAS

01	7	0.1
02	7	0.2
03	7	0.3
04	7	0.4
05	7	0.5
06	7	0.6
07	7	0.1
08	7	0.08
09	7	0.08
10	10	0.2
11	11	0.2
12	12	0.2
13	13	0.2
14	14	0.2
15	15	0.2
250	250	0.2
251	251	0.2
252	252	0.2
253	253	0.2
254	254	0.2
255	255	0.00

**DEPARTAMENTO TÉCNICO DE CEMITÉRIOS - FM3**  
 DIVISÃO TÉCNICA DE PROJETOS




DIRETOR DO DEPARTAMENTO TÉCNICO DE CEMITÉRIOS: ENG. RAFAEL FERNANDES DE SOUZA		ASSUNTO: LEVANTAMENTO CADASTRAL DE EDIFICAÇÃO	FOLHA: <b>03</b>
DIRETOR DA DIVISÃO DE OBRAS E FISCALIZAÇÃO: ENG. EMILIE CARLA FERNANDES DA SILVA		OBJETO: UM DOS VESTIÁRIOS DO CEMITÉRIO VILA FORMOSA 2	
PROJETO: CHEFE DE SEÇÃO TÉCNICA DE FISCALIZAÇÃO ARQUITETO ESTEVAM MARTINS		LOCAL: AV. JOÃO XIII, Nº2537 - VILA FORMOSA - SÃO PAULO - SP	ESCALA: 1/50
DESENHO: LUAN TEIXEIRA / ARQ. RÔMULO MACHADO		CONTEÚDO: INDICAÇÃO E DIFERENCIAÇÃO DE USOS NO EDIFÍCIO ONDE ABRIGA UM DOS VESTIÁRIOS DO CEMITÉRIO VILA FORMOSA 2	
DATA: 26/07/2017	REVISÃO: 00	ARQUIVO DIGITAL: SF-VF2-17101-LEV-PL-03_R00	

VILA FORMOSA 1

VILA FORMOSA 2

RUA MARIA VIEIRA RIBEIRO

AVENIDA JOÃO XXIII

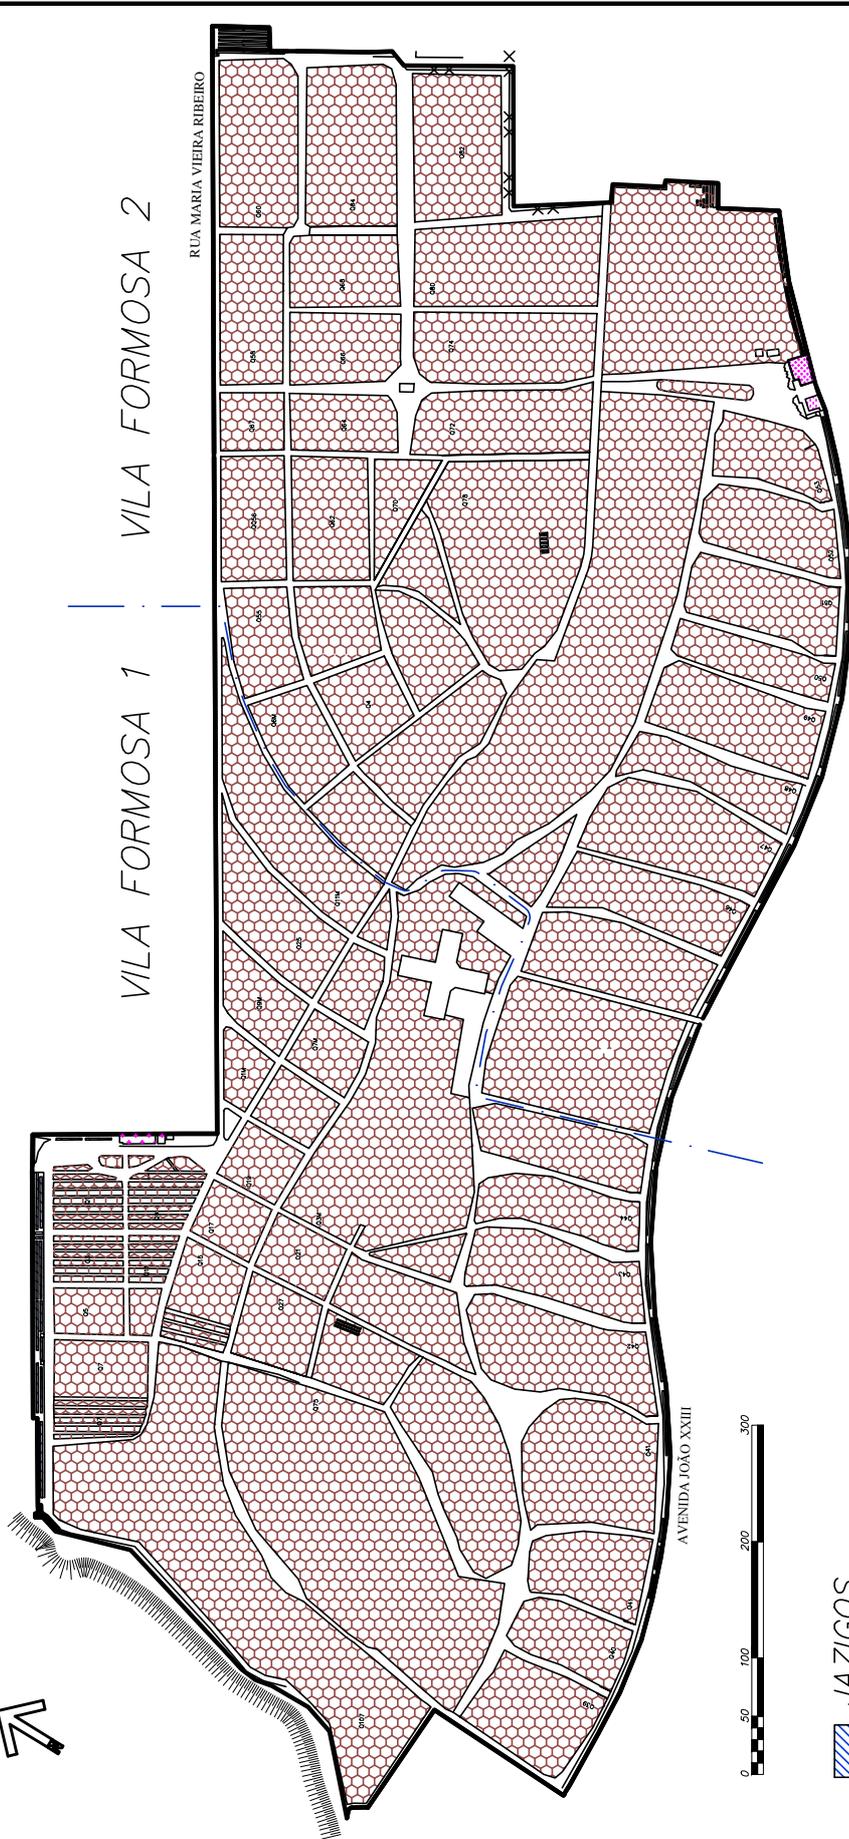

ÁREA DO CEMITÉRIO: 677268,84m<sup>2</sup>  
 PERÍMETRO DO CEMITÉRIO: 4169,78m  
 ÁREA DE QUADRA GERAL E VERDES: 525856,3m<sup>2</sup>  
 ÁREA EDIFICADA: 3164,64m<sup>2</sup>


- JAZIGOS
- QUADRA GERAL
- ÁREA VERDE
- CIRCULAÇÃO + ESTACIONAMENTO + PASSEIO
- ÁREA EDIFICADA

PENAS:

CONFIGURAÇÃO DE PENAS		
01	7	0.1
02	7	0.2
03	7	0.3
04	7	0.4
05	7	0.5
06	7	0.6
07	7	0.1
08	7	0.08
09	7	0.08
10	10	0.2
11	11	0.2
12	12	0.2
13	13	0.2
14	14	0.2
15	15	0.2
250	250	0.2
251	251	0.2
252	252	0.2
253	253	0.2
254	254	0.2
255	255	0.00

**DEPARTAMENTO TÉCNICO DE CEMITÉRIOS - FM3**  
 DIVISÃO TÉCNICA DE PROJETOS

DIRETOR DO DEPARTAMENTO TÉCNICO DE CEMITÉRIOS: ENG. RAFAEL FERNANDES DE SOUZA	ASSUNTO: LEVANTAMENTO CADASTRAL DE PARCELAMENTO E USOS	FOLHA:
DIRETOR DA DIVISÃO DE OBRAS E FISCALIZAÇÃO ENG. EMILLE CARLA FERNANDES DA SILVA	OBJETO: CEMITÉRIO VILA FORMOSA 1 E 2	<b>01</b>
PROJETO: CHEFE DE SEÇÃO TÉCNICA DE FISCALIZAÇÃO ARQUITETO ESTEVAM MARTINS	LOCAL: AV. JOÃO XXIII, N°2537 - VILA FORMOSA - SÃO PAULO - SP	
DESENHO: LUAN TEIXEIRA / ARQ. RÔMULO MACHADO	CONTEÚDO: INDICAÇÃO DE USO E PARCELAMENTO DE TERRITÓRIO DO CEMITÉRIO VILA FORMOSA 1 E 2	ESCALA: GRÁFICA
DATA: 24/07/2017	REVISÃO: 00	ARQUIVO DIGITAL: SF-VLF-17100-LEV-PL-01_R00

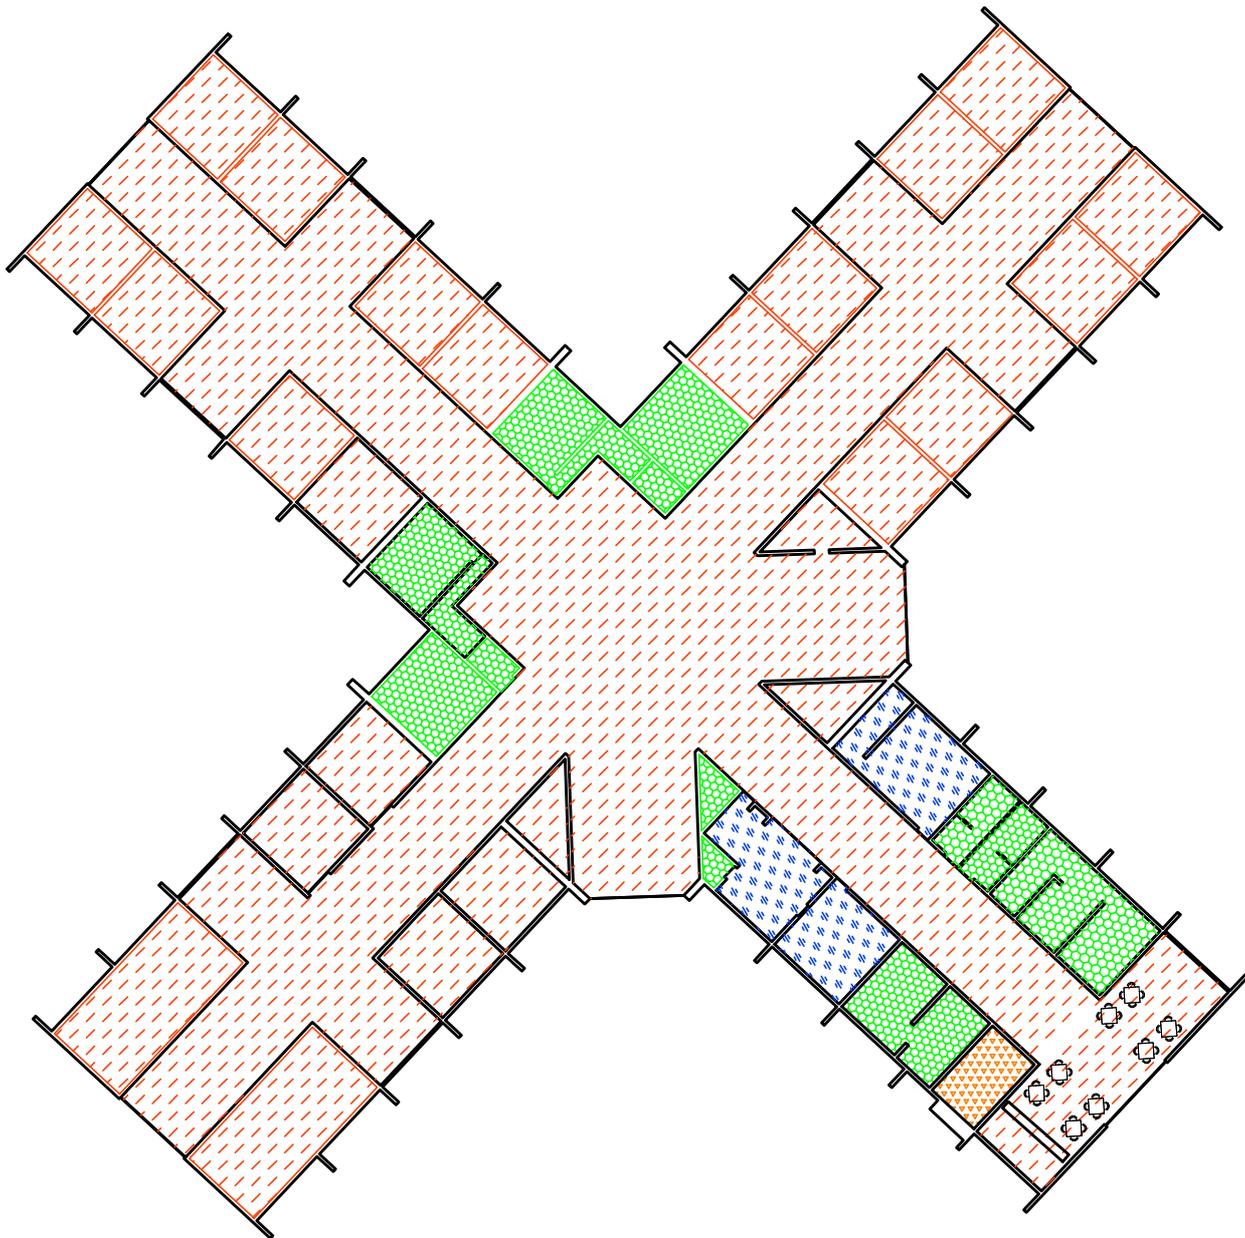

-  ÁREA DA ADMINISTRAÇÃO = 155,60m<sup>2</sup>
-  ÁREAS MOLHADAS (SANIT. PUBL. + VESTIÁRIO + DEP.MATERIAL LIMPEZA + FRALDÁRIO) = 166,94m<sup>2</sup>
-  ÁREA DO REFEITÓRIO = 14,91m<sup>2</sup>
-  ÁREA DOS VELÓRIOS + CIRCULAÇÃO = 1652,65m<sup>2</sup>

PENAS:

CONFIGURAÇÃO DE PENAS		
01	7	0.1
02	7	0.2
03	7	0.3
04	7	0.4
05	7	0.5
06	7	0.6
07	7	0.1
08	7	0.08
09	7	0.08
10	10	0.2
11	11	0.2
12	12	0.2
13	13	0.2
14	14	0.2
15	15	0.2
250	250	0.2
251	251	0.2
252	252	0.2
253	253	0.2
254	254	0.2
255	255	0.00

**1**  
FL.01

**PLANTA BAIXA DO VELÓRIOCEMITÉRIO VILA FORMOSA 1 E 2**

ESCALA: SEM ESCALA

**DEPARTAMENTO TÉCNICO DE CEMITÉRIOS - FM3**  
DIVISÃO TÉCNICA DE PROJETOS



DIRETOR DO DEPARTAMENTO TÉCNICO DE CEMITÉRIOS: ENG. RAFAEL FERNANDES DE SOUZA		ASSUNTO: LEVANTAMENTO CADASTRAL DE EDIFICAÇÃO	FOLHA:
DIRETOR DA DIVISÃO DE OBRAS E FISCALIZAÇÃO: ENG. EMILLE CARLA FERNANDES DA SILVA		OBJETO: VELÓRIO DO CEMITÉRIO VILA FORMOSA 1 E 2	<b>01</b>
PROJETO: CHEFE DE SEÇÃO TÉCNICA DE FISCALIZAÇÃO ARQUITETO ESTEVAM MARTINS		LOCAL: AV. FLOR DE VILA FORMOSA, S/Nº - VILA FORMOSA - SÃO PAULO - SP	
DESENHO: LUAN TEIXEIRA / ARQ. RÔMULO MACHADO		CONTEÚDO: INDICAÇÃO E DIFERENCIAÇÃO DE USOS NO EDIFÍCIO ONDE O VELÓRIO DO CEMITÉRIO VILA FORMOSA 1 E 2	ESCALA: SEM ESCALA
DATA: 26/07/2017	REVISÃO: 00	ARQUIVO DIGITAL: SF-VLF-17101-LEV-PL-01_R00	